



2840/2018

INWESTOR:

SPÓŁDZIELNIA BUDOWLANO-MIESZKANIOWA
"STOKŁOSY"
ul. Jastrzębowski 22
02-786 Warszawa
Regon 011082385 NIP 525-001-13-61
KRS 000011026

**Spółdzielnia Budowlano-Mieszkaniowa
STOKŁOSY**
ul. B. Jastrzębowski 22
02-786 Warszawa

INWESTYCJA:

PROJEKT PRZYŁĄCZA WODY
DLA ISTNIEJĄCYCH BUDYNKÓW MIESZKALNYCH JEDNORODZINNYCH
przy ul. Elegiej 13, 15, 17, 19, 21, 23, dz.-nr ew. 21/2, 21/4, obręb 1-10-02

FAZA

PROJEKT BUDOWLANO-WYKONAWCZY

JEDNOSTKA PROJEKTOWA:

Biurow Usług Inżynierskich "BUI"
KRZYSZTOF PAJURA
tel.: +48 22 302 20 49, e-mail: bui@bui.org.pl

PROJEKTANT

mgr inż.

KRZYSZTOF PAJURA

upr. nr PDK/0007/POOs/08, PDK/IS/0228/08
w specjalności Instalacyjnej w zakresie instalacji wod-kan, Sanitarnych,
wentylacyjnych i gazowych
mgr inż. Krzysztof Pajura
upr. bud. nr 1712/POOs/08
do projektowania budowlanego w specjalności
zakresie: P.O. instalacji urządzeń sanitarnych,
wentylacyjnych, gazowych, wodociagowych i kanalizacyjnych
tel. +48 22 302 20 49

DATA

Warszawa, listopad 2019

BIURO USŁUG INŻYNIERSKICH BUI

KRZYSZTOF PAJURA

ul. Włocławskiego 8 lok. 1

03-063 Warszawa

tel. 22 302 20 40

e-mail: k.pajura@bui.org.pl

www.bui.org.pl

Objekt: Skala 1:500

Skala 1:500

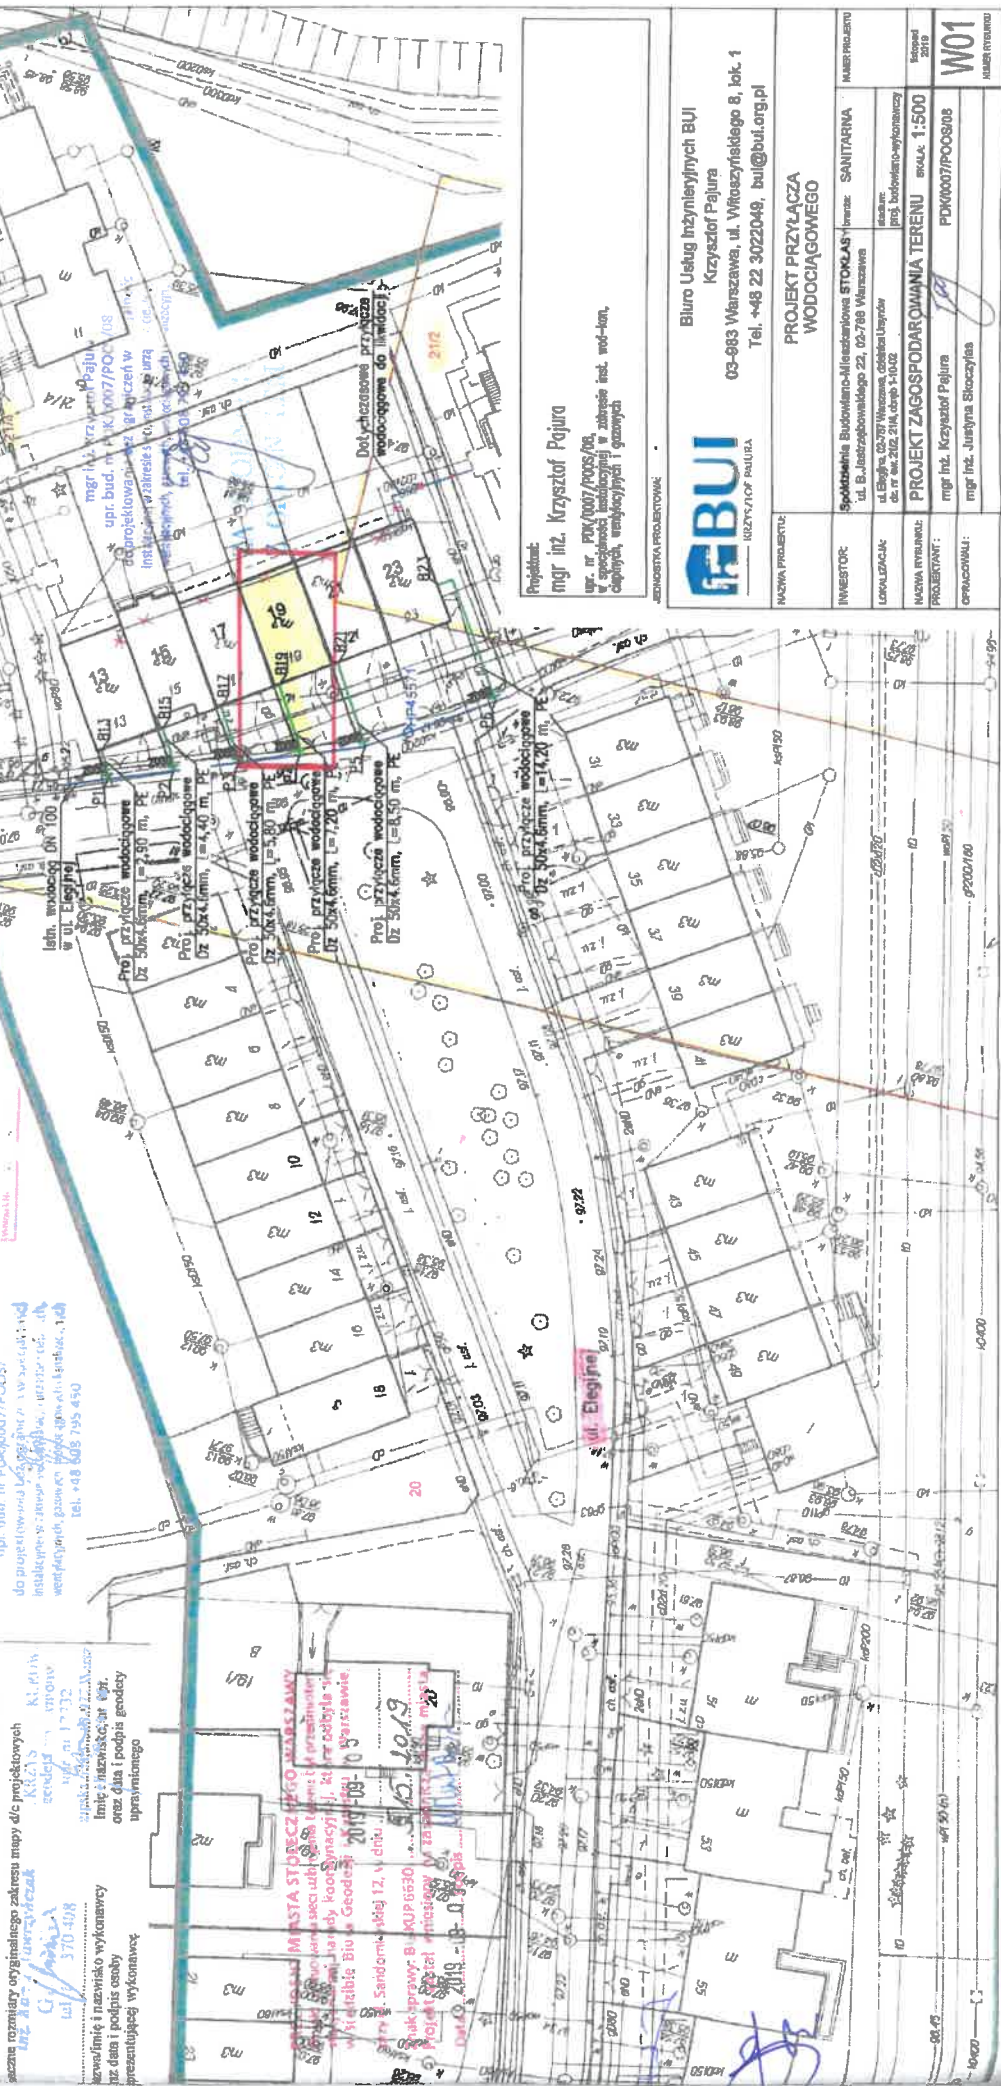
[illegible]

z dn. 14.05.2019 r.

[illegible][illegible][illegible]

Ustytuowanie :
Sieć kanalizacji - od pkt. do pkt.
..... od pkt. 1 do pkt. 2
wkręcono do realizacji przez Jednostkę
Wykonawstwa Geodezyjnego:
Geocall K. Wawrzyniuk tel. 602 570 408

Przed rozpoczęciem robót należy wystąpić o wyznaczenie projektowanej trasy w terenie.

[illegible]

Projektant:
mgr inż. Krzysztof Pajura

Biurow Usług Inżynierskich BUI
Krzysztof Pajura
03-083 Warszawa, ul. Włoczyńskiego 8, lok. 1
Tel. +48 22 3022049, bui@bui.org.pl



NAZWA PROJEKTU:	PROJEKT PRZYŁĄCZA WODOCIĄGOWEGO			
INWESTOR:	Spółdzielnia Budowlano-Mieszaniowa STOKASZ ul. J. Justuszelewskiego 22, 02-768 Warszawa			
LOKALIZACJA:	ul. Ełajska, 02-077 Warszawa, Osiedle Ursynów do nr nr 202, 210A, etap 1-10-02		SANITARNIA Izba: 1 długość: 10m średnica: 100mm	
NAZWA WYKONAWCY:	PROJEKT ZAGOSPODAROWANIA TERENU			
PROJEKTANT:	mgr inż. Krzysztof Pajura		INWENTARZ 1:500	
OPRACOWAŁ:	mgr inż. Jolanta Stoczyńska		W01	
			NAZWA WYKONAWCY:	