



201 nr 7 do SIWZ
2839/2019

INWESTOR:

SPÓŁDZIELNIA BUDOWLANO-MIESZKANIOWA
"STOKŁOSY"
ul. Jastrzębowski 22
02-786 Warszawa
Regon 011052385 NIP 525-001-79-61
KRS 000010235

**Spółdzielnia Budowlano-Mieszkaniowa
STOKŁOSY**

ul. B. Jastrzębowski 22
02-786 Warszawa

INWESTYCJA:

inż. Iwona Bocianowska

**PROJEKT PRZYLĄCZA WODY
DLA ISTNIEJĄCYCH BUDYNKÓW MIESZKALNYCH JEDNORODZINNYCH
przy ul. Elegijnej 13, dz. nr ew. 21/4, obręb 1-10-02**

FAZA

PROJEKT BUDOWLANO-WYKONAWCZY

JEDNOSTKA PROJEKTOWA:

Biuro Usług Inżynierskich "BUI"

KRZYSZTOF PAJURA

tel.: +48 22 302 20 49, e-mail: bui@bui.org.pl

PROJEKTANT

mgr inż.

KRZYSZTOF PAJURA

upr. nr PDK/0007/POOS/08, PDK/IS/0228/08
w specjalności instalacyjnej w zakresie inst. wod-kan, ciepłych,
wentylacyjnych i gazowych

mgr inż. Krzysztof Pajura
upr. bud. nr PDK/0007/POOS/08
do projektowania bez ograniczeń w specjalności
instalacyjnej w zakresie sieć, instalacji i urządzeń ciepłych,
wentylacyjnych, gazowych, wodociągowych i kanalizacyjnych
tel. +48 604 795 450

DATA

Warszawa, listopad 2019


BIURO USŁUG INŻYNIERSKICH BUI

KRZYSZTOF PAJURA

ul. Witoszyńskiego 8 lok.1

03-983 Warszawa

tel. 22 302 20 49
e-mail: k.pajura@bui.org.pl
www.bui.org.pl

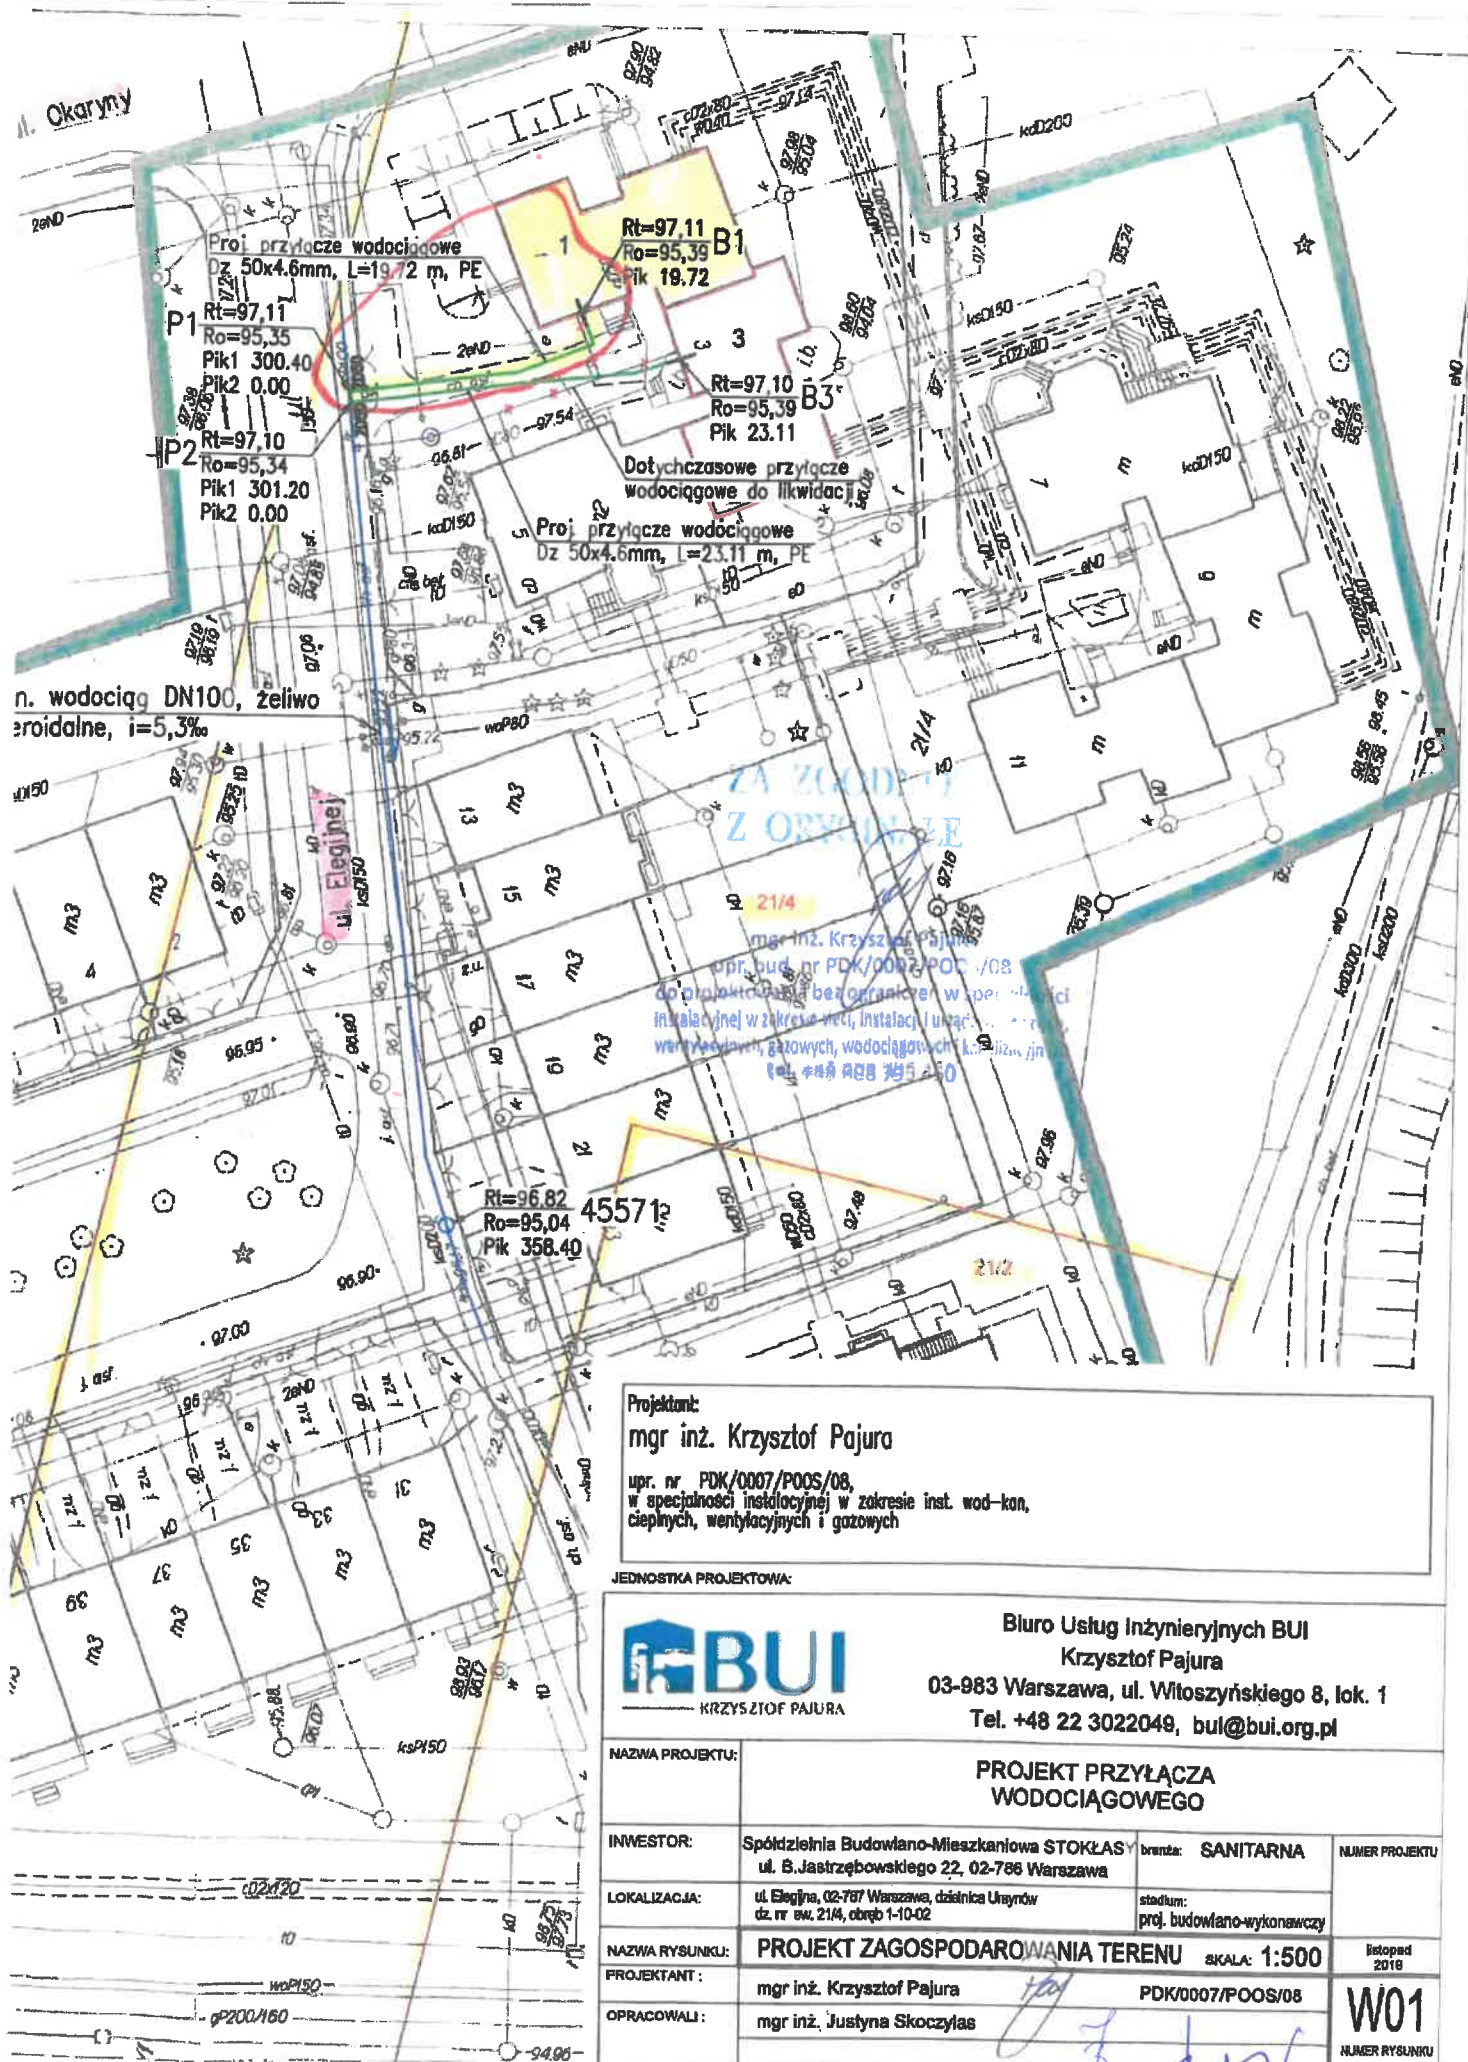

Projektant:

mgr inż. Krzysztof Pajura

upr. nr PDK/0007/POOS/08,
w specjalności instalacyjnej w zakresie inst. wod-kan,
ciepłych, wentylacyjnych i gazowych

JEDNOSTKA PROJEKTOWA:



Biurowo Usług Inżynierskich BUI
Krzysztof Pajura
03-983 Warszawa, ul. Witoszyńskiego 8, lok. 1
Tel. +48 22 3022049, bui@bui.org.pl

NAZWA PROJEKTU:

PROJEKT PRZYŁĄCZA
WODOCIĄGOWEGO

INWESTOR:

Spółdzielnia Budowlano-Mieszkaniowa STOKŁAS
ul. B. Jastrzębowskiego 22, 02-786 Warszawa

branża: SANITARNA

NUMER PROJEKTU

LOKALIZACJA:

ul. Elegiej, 02-787 Warszawa, działka Umywów
dz. nr ew. 21/4, obręb 1-10-02

stadium:
proj. budowlano-wykonawczy

NAZWA RYSUNKU:

PROJEKT ZAGOSPODAROWANIA TERENU SKALA: 1:500

listopad
2016

PROJEKTANT:

mgr inż. Krzysztof Pajura

PDK/0007/POOS/08

OPRACOWALI:

mgr inż. Justyna Skoczylas

W01
NUMER RYSUNKU