

INWESTOR:

SPÓŁDZIELNIA BUDOWLANO-MIESZKANIOWA
"STOKŁOSY"
ul. Jastrzębowski 22
02-786 Warszawa
Regon 011052386 NIP 525-001-46-61
KRS 000010235

**Spółdzielnia Budowlano-Mieszkaniowa
STOKŁOSY**

ul. B. Jastrzębowski 22
02-786 Warszawa

INWESTYCJA:

ZASTĘPCA PREZESA
inż. Iwona Bocianowska

PROJEKT PRZYŁĄCZA WODY

DLA ISTNIEJĄCYCH BUDYNKÓW MIESZKALNYCH JEDNORODZINNYCH

przy ul. Elegijnej 1,3, dz. nr ew. 21/4, obręb 1-10-02

FAZA

PROJEKT BUDOWLANO-WYKONAWCZY

JEDNOSTKA PROJEKTOWA:

Biuro Usług Inżynieryjnych "BUI"

KRZYSZTOF PAJURA

tel.: +48 22 302 20 49, e-mail: bui@bui.org.pl

PROJEKTANT

mgr inż.

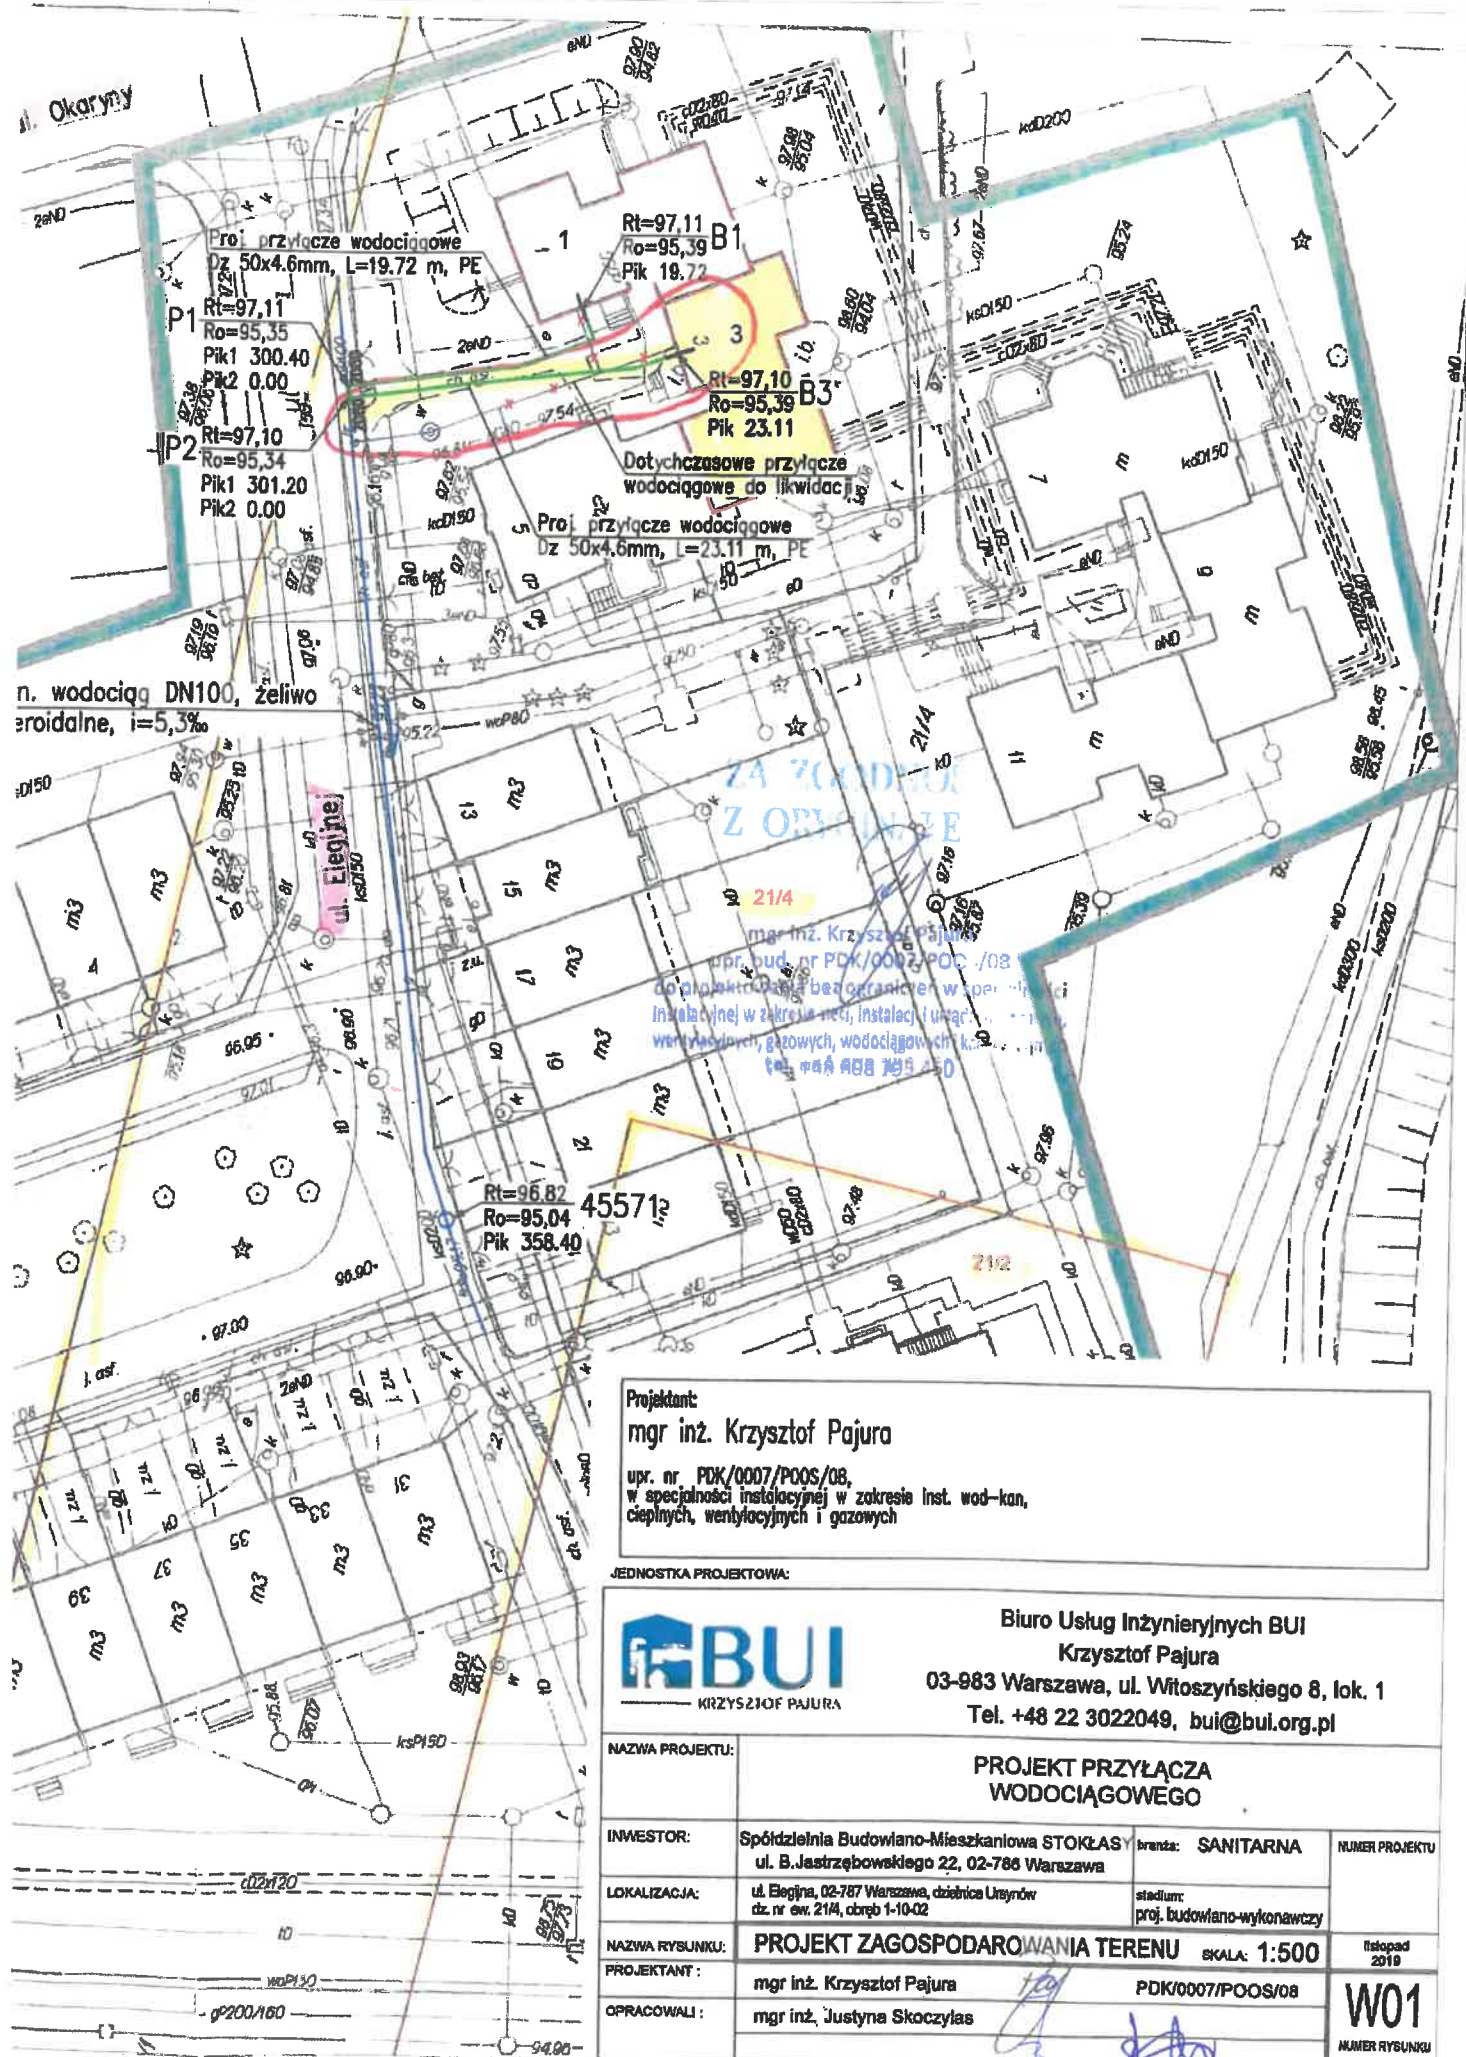
KRZYSZTOF PAJURA

upr. nr PDK/0007/POOS/08, PDK/IS/0228/08
w specjalności instalacyjnej w zakresie inst. wod-kan, ciepłych,
wentylacyjnych i gazowych

mgr inż. Krzysztof Pajura
upr. bud. nr PDK/0007/POOS/08
do projektowania bez ograniczeń w specjalności
instalacyjnej w zakresie sieć, instalacji i urządzeń ciepłych,
wentylacyjnych, gazowych, wodociągowych i kanalizacyjnych
tel. +48 608 795 450

DATA

Warszawa, listopad 2019

**Projektant:**

mgr inż. Krzysztof Pajura

upr. nr PDK/0007/POOS/08,
w specjalności instalacyjnej w zakresie inst. wod-kan,
ciepłych, wentylacyjnych i gazowych

JEDNOSTKA PROJEKTOWA:



Biurow Usług Inżynierskich BUI
Krzysztof Pajura
03-983 Warszawa, ul. Witoszyńskiego 8, lok. 1
Tel. +48 22 3022049, bui@bui.org.pl

NAZWA PROJEKTU:

**PROJEKT PRZYŁĄCZA
WODOCIĄGOWEGO**

INVESTOR:

Spółdzielnia Budowlano-Mieszkalniowa STOKŁAS
ul. B.Jastrzębowskiego 22, 02-786 Warszawa

branda: **SANITARNA**

NUMER PROJEKTU	
----------------	--

LOKALIZACJA:

ul. Elegjańska, 02-787 Warszawa, dzielnica Ursynów
dz. nr ew. 21/4, obręb 1-10-02

stadium:	
proj. budowlano-wykonawczy	

NAZWA RYSUNKU:

PROJEKT ZAGOSPODAROWANIA TERENU SKALA: 1:500

Listopad
2019**PROJEKTANT :**

mgr inż. Krzysztof Pajura

PDK/0007/POOS/08

OPRACOWALI :

mgr inż. Justyna Skoczyła

W01
KLAMER EYSUN