

2012-11-11 do SIWZ
2363/2012



SPÓŁDZIELNIA BUDOWLANO-MIESZKANIOWA
"STOKŁOSY"

INWESTOR: ul. Jastrzębowski 22
02-786 Warszawa
Regon 011052385 NIP 525-001-13-61
KRS 000010234

**Spółdzielnia Budowlano-Mieszkaniowa
STOKŁOSY**

ul. B. Jastrzębowski 22
02-786 Warszawa

ZASTĘPCA PREZESA
Inż. Iwona Bocianowska

PREZES
mgr Krzysztof Berliński

INWESTYCJA:

PROJEKT PRZYŁĄCZA WODY

DLA ISTNIEJĄCYCH BUDYNKÓW MIESZKALNYCH JEDNORODZINNYCH
przy ul. Elegijnej 2,4,6,8,10,12,14,16,18, dz. nr ew. 20,21/4, obręb 1-10-02

FAZA

PROJEKT BUDOWLANO-WYKONAWCZY

JEDNOSTKA PROJEKTOWA:

Biurowo Usługowe Inżynierskie "BUI"
KRZYSZTOF PAJURA
tel.: +48 22 302 20 49, e-mail: bui@buil.org.pl

PROJEKTANT

mgr inż.

KRZYSZTOF PAJURA

upr. nr PDK/0007/POOS/08, PDK/IS/0228/08
w specjalności instalacyjnej w zakresie inst. wod-kan, ciepłych,
wentylacyjnych i gazowych

mgr inż. Krzysztof Pajura
upr. bud. inż. PDK/0007/POOS/08
do projektowania i nadzoru specjalności
instalacyjnej w zakresie inst. wod-kan, ciepłych,
wentylacyjnych, gazowych i kanalizacyjnych
tel. +48 22 302 20 49

DATA

BIURO USŁUG INŻYNIERYJNYCH BUI
KRZYSZTOF PAJURA

ul. Witoszyńskiego 8 lok. 1
03-983 Warszawa

tel. 22 302 20 49
e-mail: k.pajura@bui.org.pl
www.bui.org.pl

**Mapa do celów projektowych
terenu położonego przy ul. Elegijna**
Skala 1:500

Obiekt: Elegijna
Skala 1:500

dancyjna	Identyfikator	Warszawa
	Nazwa	146513 8.
zyjny	Identyfikator	Ursynów
	Nazwa	146513 8.1002
współ.	Prostokątnych płaskich	I-10-02
	wysokości	Układ 2000
neolaryjne prace geodezyjne		BG 6640.3214.2019
nie obszaru, który był		kolor szary
ktualizacji		
informacje o służebnościach		Wykonano bez
gających wpływ na		ustalenia obciążeni
nie gruntów, zlokalizowanych w		
sktowanej inwestycji		
ię istnienia w terenie innych nie wykazanych na niniejszej		
i podziemnych, które nie były zgłoszone do inwentaryzacji		
uk jest zgodny z mapą d/c projektowych, zarejestrowaną pod		
z dn.		

Usytuowanie :

Sieć kanalizacji: od pkt. do pkt.
od pkt. do pkt.

wkreślono do realizacji przez Jednostkę
Wykonawstwa Geodezyjnego:
Geoutlas K. Wawrzyńczak tel. 602 570 408


Przed rozpoczęciem robót należy wystąpić
o wyznaczenie projektowanej trasy w
terenie.

Warszawa, dn. 7.10.19

mgr inż. Krzysztof K...
upr. bud. nr PDK/0007/19 K...
do projektu bud. bez ograniczeń...
instalacji...
wentylacyjnych...
tel. +48 608 295 450

66-KUP 6640.3214.2019
66-KUP 6640.3214.2019

ltn. przyjaźni
do likwidacji

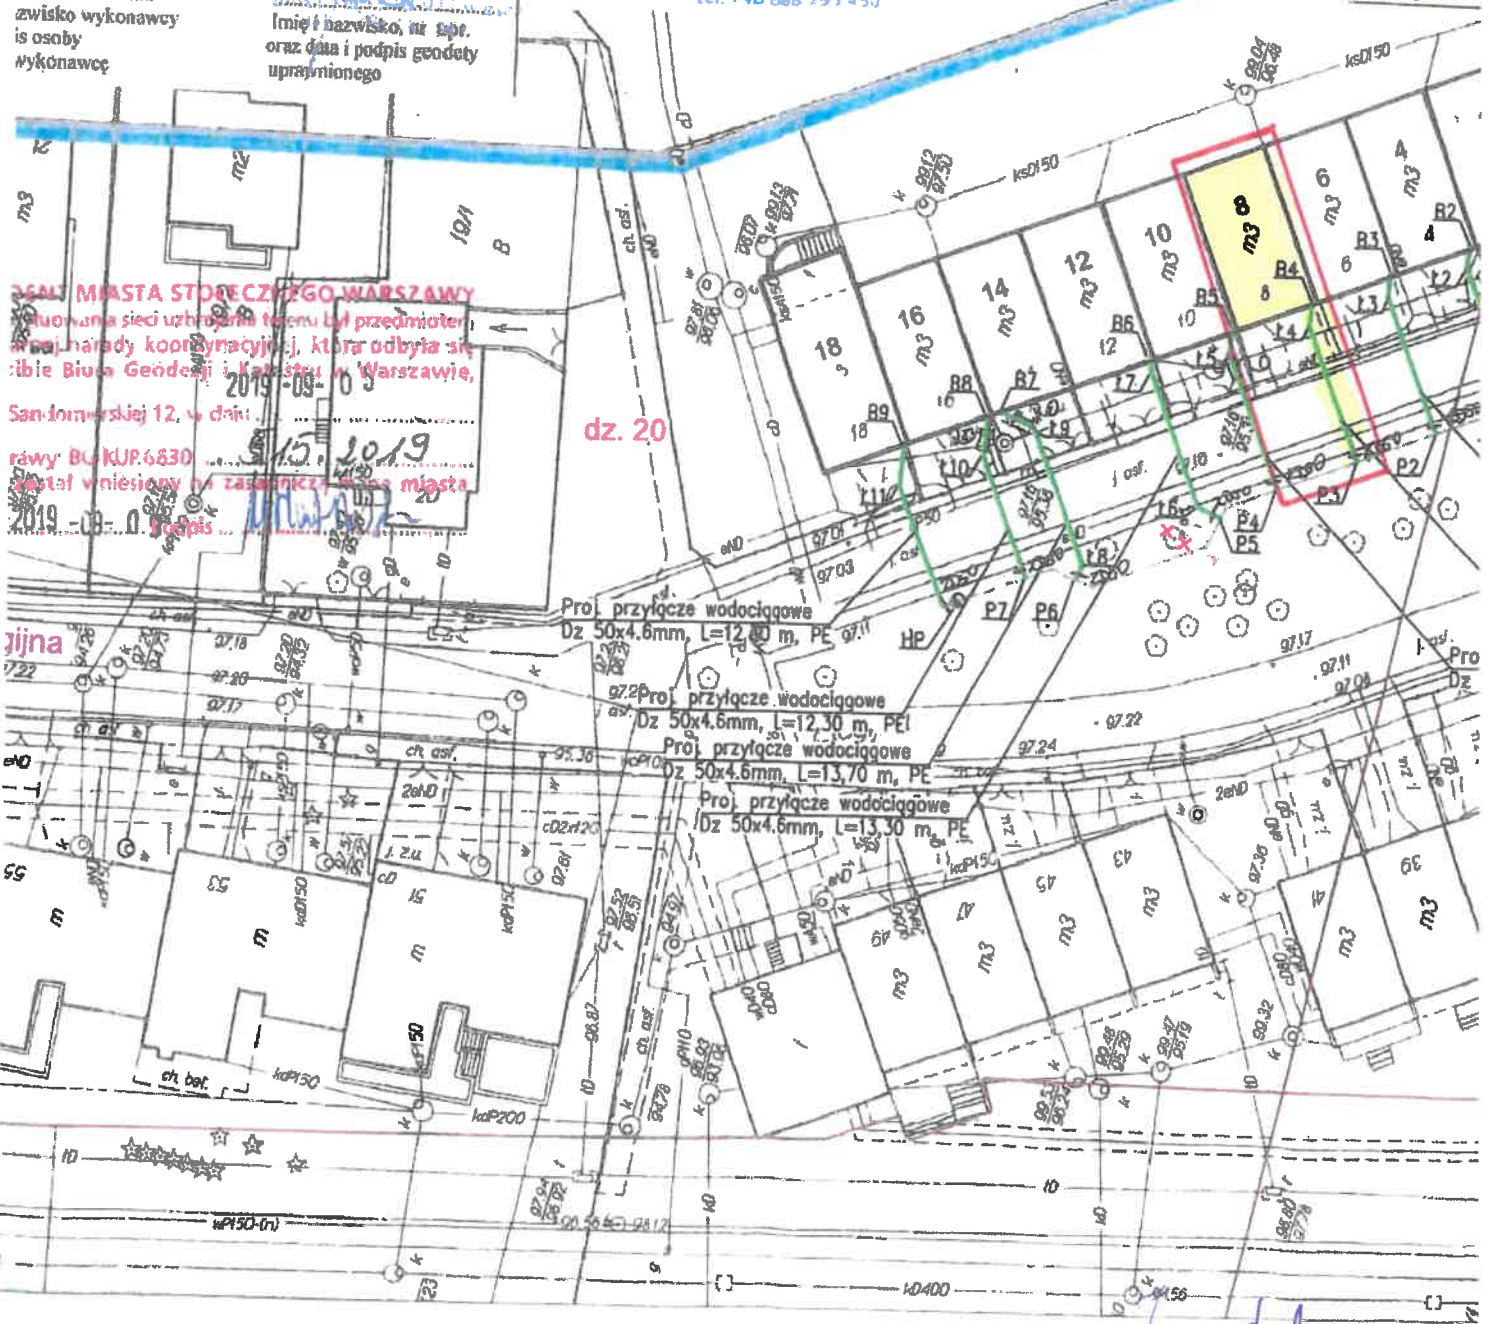

3641 MIASTA STÓRCZYŃSKO WARSZAWY
Wzrostła sieć uzbrojona terenu był przedmiotem
współpracy koordynacyjnej, która odbyła się
w Biurowie Geodezyjnym i Kartograficznym w Warszawie,
San-Donatowskiej 12, w dniu:
12.10.2019
Burmistrz Miasta Stórczyńskiego
Burmistrz Miasta Stórczyńskiego

dz. 20

Proj. przyłącze wodociągowe
Dz 50x4.6mm, L=12.30 m, PE
Proj. przyłącze wodociągowe
Dz 50x4.6mm, L=12.30 m, PE
Proj. przyłącze wodociągowe
Dz 50x4.6mm, L=13.70 m, PE
Proj. przyłącze wodociągowe
Dz 50x4.6mm, L=13.30 m, PE

Handwritten signature and date.