

INWESTOR:

SPÓŁDZIELNIA BUDOWLANO-MIESZKANIOWA
"STOKŁOSY"
ul. Jastrzębowski 22
02-786 Warszawa
Regon 011052386 NIP 525-001-72-61
VRS MNMN10235

**Spółdzielnia Budowlano-Mieszkaniowa
STOKŁOSY**

ul. B. Jastrzębowski 22
02-786 Warszawa

INWESTYCJA:

inż. Iwona Bocianowska

PROJEKT PRZYŁĄCZA WODY

DLA ISTNIEJĄCYCH BUDYNKÓW MIESZKALNYCH JEDNORODZINNYCH

przy ul. Elegijnej 1, 3, dz. nr ew. 21/4, obręb 1-10-02

FAZA

PROJEKT BUDOWLANO-WYKONAWCZY

JEDNOSTKA PROJEKTOWA:

Biuro Usług Inżynieryjnych "BUI"

KRZYSZTOF PAJURA

tel.: +48 22 302 20 49, e-mail: bui@bui.org.pl

PROJEKTANT

mgr inż.


KRZYSZTOF PAJURA

upr. nr PDK/0007/POOS/08, PDK/IS/0228/08
w specjalności Instalacyjnej w zakresie Inst. wod-kan, ciepłych,
wentylacyjnych i gazowych

mgr inż. Krzysztof Pajura
upr. bud. nr PDK/0007/POOS/08
do projektowania bez ograniczeń w specjalności
Instalacyjnej w zakresie sieć, instalacji i urządzeń ciepłych,
wentylacyjnych, gazowych, wodociagowych i kanalizacyjnych
tel. +48 608 795 450

DATA

Warszawa, listopad 2019

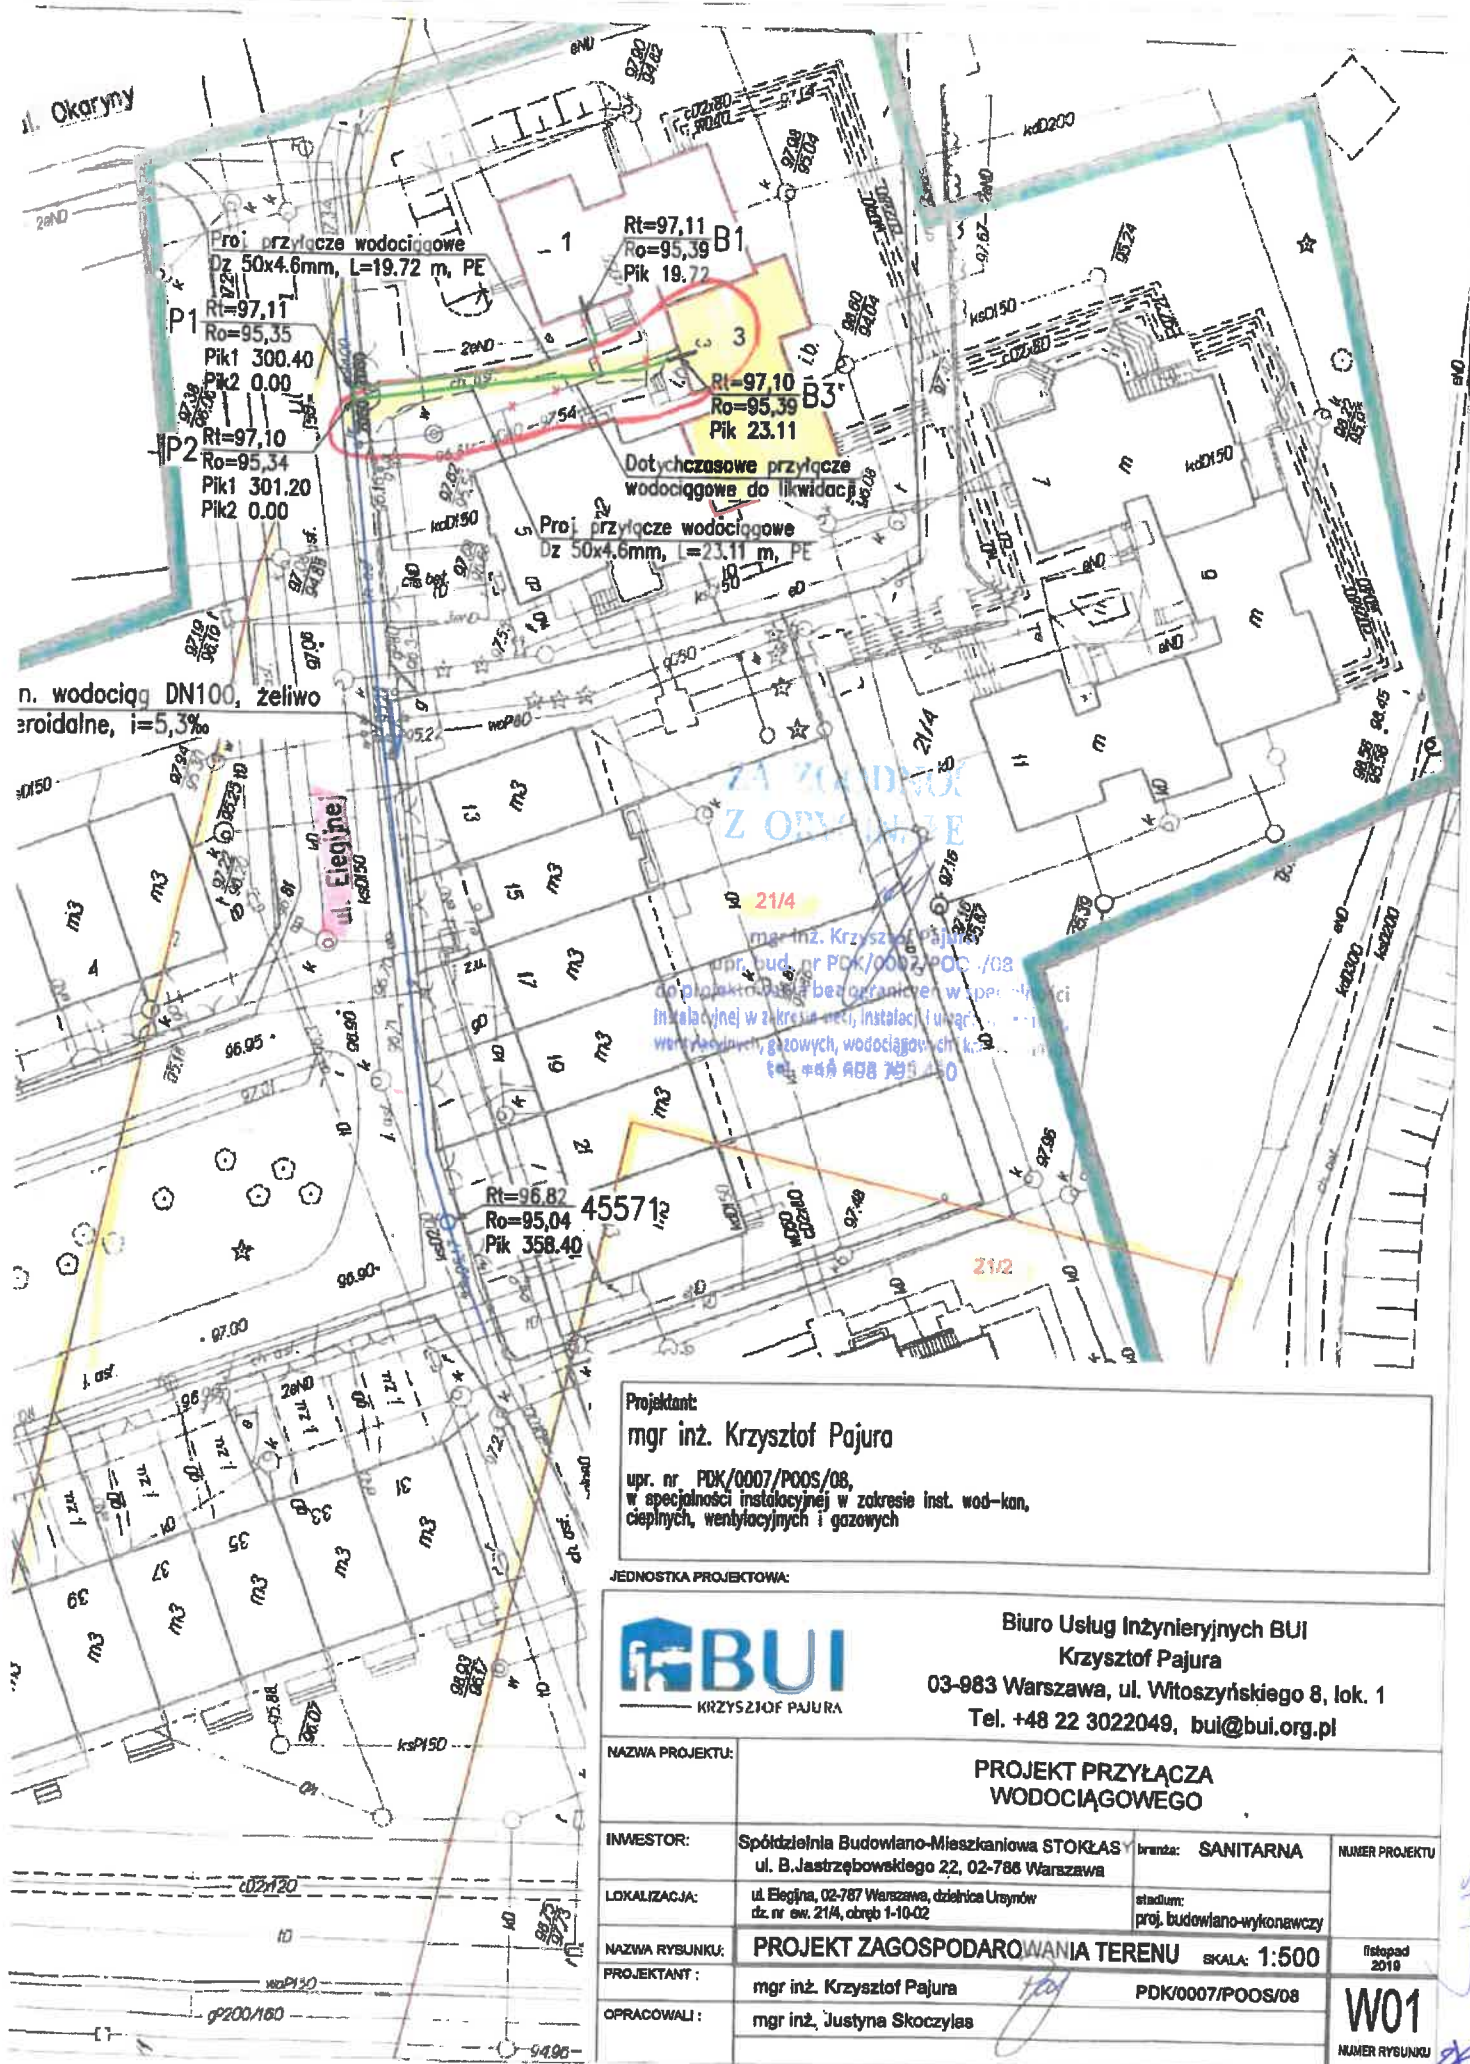

Projektant:

mgr inż. Krzysztof Pajura

upr. nr POK/0007/POOS/08,
w specjalności instalacyjnej w zakresie inst. wod-kan,
ciepłych, wentylacyjnych i gazowych

JEDNOSTKA PROJEKTOWA:



Biurowo Usług Inżynierskich BUI
Krzysztof Pajura
03-983 Warszawa, ul. Witoszyńskiego 8, lok. 1
Tel. +48 22 3022049, bui@bui.org.pl

NAZWA PROJEKTU:	PROJEKT PRZYŁĄCZA WODOCIĄGOWEGO		
INWESTOR:	Spółdzielnia Budowlano-Mieszkaniowa STOKŁAS ul. B.Jastrzębowskiego 22, 02-786 Warszawa	branża: SANITARNA	NUMER PROJEKTU
LOKALIZACJA:	ul. Elegina, 02-787 Warszawa, dzielnica Ursynów dz. nr ew. 21/4, obręb 1-10-02	stadium: proj. budowlano-wykonawczy	
NAZWA RYSUNKU:	PROJEKT ZAGOSPODAROWANIA TERENU		listopad 2019
PROJEKTANT:	mgr inż. Krzysztof Pajura	SKALA: 1:500	
OPRACOWALI:	mgr inż. Justyna Skoczylas	PDK/0007/POOS/08	W01 NUMER RYSUNKU