

INWESTOR:

Spółdzielnia Budowlano-Mieszkaniowa
STOKŁOSY
ul. Jastrzębowski 22
02-786 Warszawa
NIP 525-001-13-61
REGON 141062305

**Spółdzielnia Budowlano-Mieszkaniowa
STOKŁOSY**

ul. B. Jastrzębowski 22
02-786 Warszawa

INWESTYCJA:

**PROJEKT PRZYŁĄCZA WODY
DLA ISTNIEJĄCYCH BUDYNKÓW MIESZKALNYCH JEDNORODZINNYCH
przy ul. Elegijnej 7 **9**, 11, dz. nr ew. 21/4, obręb 1-10-02**

FAZA

PROJEKT BUDOWLANO-WYKONAWCZY

JEDNOSTKA PROJEKTOWA:

Biuro Usług Inżynierskich "BUI"
KRZYSZTOF PAJURA
tel.: +48 22 302 20 49, e-mail: bul@bul.org.pl

PROJEKTANT

mgr inż.

KRZYSZTOF PAJURA

upr. nr PDK/0007/POOS/08, PDK/IS/0228/08

w specjalności instalacyjnej w zakresie inst. wod-kan, ciepłych,
wentylacyjnych i gazowych

mgr inż. Krzysztof Pajura
upr. bud. nr PDK/0007/POOS/08
do projektowania bez ograniczeń w specjalności
instalacyjnej w zakresie inst. wod-kan, ciepłych,
wentylacyjnych, gazowych, wodociągowych i kanalizacyjnych
tel. +48 22 302 795 450

DATA

Warszawa, listopad 2019



Mapa do celów projektowych
terenu położonego przy ul. Elegijnej
Skala 1:500

Miejscowość	Warszawa
Jednostka ewidencyjna	Identyfikator 146513 8.
Obręb ewidencyjny	Nazwa Ursynów Identyfikator 146513 8.1002 Nazwa 1-10-02
Nazwa układu współ.	Prostokątnych płaskich wysokości Układ 2000 K86
Oznaczenie kancelaryjne prac geodezyjnych	BG.66-10.3214.2019
Oznaczenie granic obszaru, który był przedmiotem aktualizacji	kolor szary
Oznaczenie i informacje o służebnościach gruntowych mających wpływ na zagospodarowanie gruntów, zlokalizowanych w granicach projektowanej inwestycji	Wykonano bez ustalenia obciążeń
Nie wyklucza się istnienia w terenie innych nie wykazanych na niniejszej mapie urządzeń podziemnych, które nie były zgłoszone do inwentaryzacji	

Niniejszy wydruk jest zgodny z mapą d/c projektowych, zarejestrowaną pod nr P.1465.2019, z dn.

Wydruk zawiera dodatkową warstwę projektową.

Zakres opracowania na wyplotach został zmniejszony ze względu na

znaczne rozmiary oryginalnego zakresu mapy d/c projektowych

mgr inż. Krzysztof Pajura
tel. +48 22 3022049

Nazwa/imię i nazwisko wykonawcy oraz data i podpis osoby reprezentującej wykonawcę

Imię i nazwisko; nr typ. oraz data i podpis geodety uprawnionego

Obiekt:
Skala 1:500

Usytuowanie :


Sieć kanalizacji od pkt. do pkt.
..... od pkt. do pkt.

wkreślono do realizacji przez Jednostkę Wykonawstwa Geodezyjnego:
Geoatlas K. Wawrzyńczak tel. 602 570 408

Przed rozpoczęciem robót należy wystąpić o wyznaczenie projektowanej trasy w terenie.

Warszawa, dn.

mgr inż. Krzysztof Pajura
upr. nr PDK/0007/P.2005/08
do projektowania bez ograniczeń w zakresie instalacji wod-kan, ciepłych, wentylacyjnych i gazowych
tel. +48 22 3022049

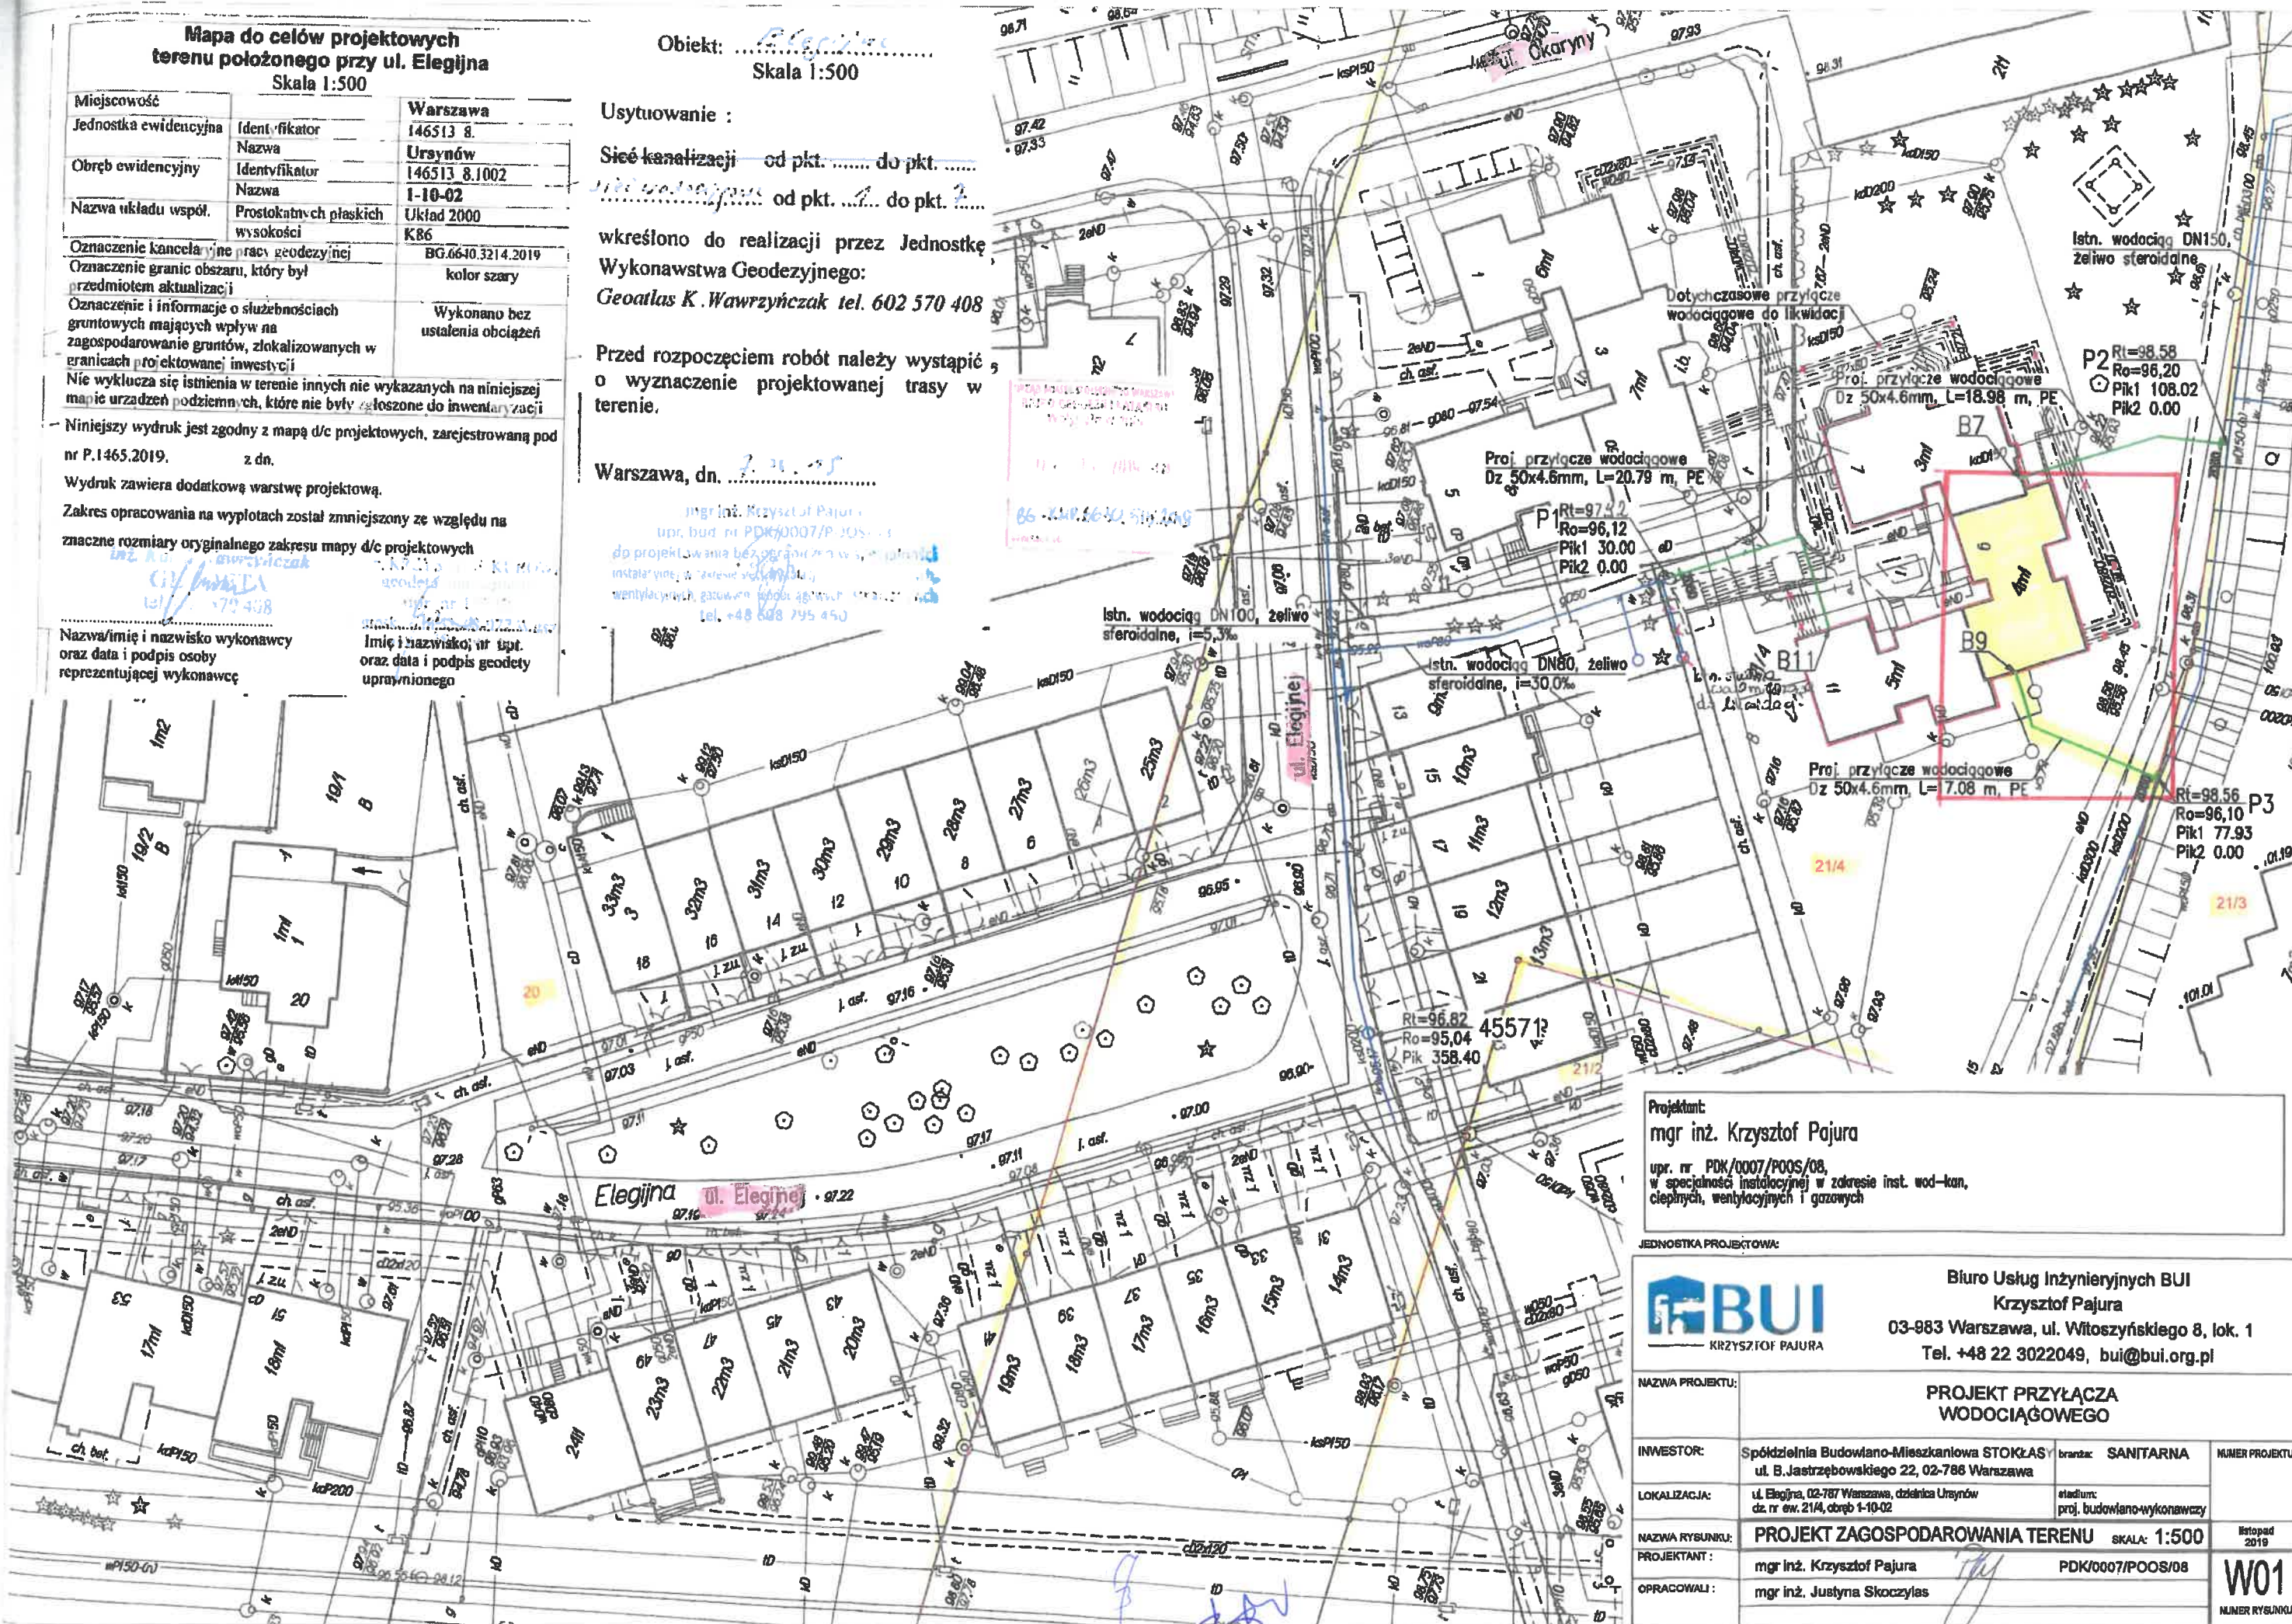

Projektant:
mgr inż. Krzysztof Pajura
upr. nr PDK/0007/POOS/08,
w specjalności instalacyjnej w zakresie inst. wod-kan,
ciepłych, wentylacyjnych i gazowych

JEDNOSTKA PROJEKTOWA:



Biuro Usług Inżynierskich BUI
Krzysztof Pajura
03-983 Warszawa, ul. Witoszyńskiego 8, lok. 1
Tel. +48 22 3022049, bui@bui.org.pl

NAZWA PROJEKTU:		PROJEKT PRZYŁĄCZA WODOCIĄGOWEGO	
INWESTOR:	Spółdzielnia Budowlano-Mieszkaniowa STOKŁASY ul. B. Jastrzębowski 22, 02-786 Warszawa	branża: SANITARNA	NUMER PROJEKTU
LOKALIZACJA:	ul. Elegijna, 02-787 Warszawa, dzielnica Ursynów dz. nr ew. 21/4, obręb 1-10-02	stadium: proj. budowlano-wykonawczy	
NAZWA RYSUNKU:	PROJEKT ZAGOSPODAROWANIA TERENU		listopad 2019
PROJEKTANT :	mgr inż. Krzysztof Pajura	PDK/0007/POOS/08	W01
OPRACOWALI :	mgr inż. Justyna Skoczyles		
			NUMER RYSUNKU