



Dot. nr 11 do SIWZ
273/2020

INWESTOR:

REGON 141940736
02-786 Warszawa
ul. Jastrzębowski 22
STOKŁOSY
SPÓŁDZIELNIA BUDOWLANO-MIESZKANIOWA

**Spółdzielnia Budowlano-Mieszkaniowa
STOKŁOSY**

ul. B. Jastrzębowski 22
02-786 Warszawa

INWESTYCJA:

**PROJEKT PRZYŁĄCZA WODY
DLA ISTNIEJĄCYCH BUDYNKÓW MIESZKALNYCH JEDNORODZINNYCH
przy ul. Elegijnej 7, 9, 11, dz. nr ew. 21/4, obręb 1-10-02**

FAZA

PROJEKT BUDOWLANO-WYKONAWCZY

JEDNOSTKA PROJEKTOWA:

**Biurow Usług Inżynierskich "BUI"
KRZYSZTOF PAJURA
tel.: +48 22 302 20 49, e-mail: bui@bui.org.pl**

PROJEKTANT

mgr inż.

KRZYSZTOF PAJURA

upr. nr PDK/0007/POOS/08, PDK/IS/0228/08
w specjalności instalacyjnej w zakresie inst. wod-kan, ciepłych, gazowych, wentylacyjnych i gazowych

mgr inż. Krzysztof Pajura
upr. bud. nr P. 16.100.47/POOS/08
do projektowania bez ograniczeń w specjalności
instalacyjnej w zakresie inst. wod-kan, ciepłych,
gazowych, wentylacyjnych i kanalizacyjnych
tel. +48 208 795 450

DATA

Warszawa, listopad 2019

BIURO USŁUG INŻYNIERSKICH BUI

KRZYSZTOF PAJURA

ul. Witoszyńskiego 8 lok.1

03-983 Warszawa

tel. 22 302 20 49

e-mail: k.pajura@bui.org.pl

www.bui.org.pl

Mapa do celów projektowych
terenu położonego przy ul. Elegijnej
Skala 1:500

Miejscowość	Warszawa
Jednostka ewidencyjna	Identyfikator 146513 8.
	Nazwa Ursynów
Obwód ewidencyjny	Identyfikator 146513 8.1002
	Nazwa 1-10-02
Nazwa układu współ.	Prostokątnych płaskich wysokości Układ 2000 K86

Oznaczenie kancelaryjne pracy geodezyjnej BG.6640.3214.2019
Oznaczenie granic obszaru, który był przedmiotem aktualizacji kolor szary
Oznaczenie i informacje o służebnościach gruntowych mających wpływ na zagospodarowanie gruntów, zlokalizowanych w granicach projektowanej inwestycji
Nie wyklucza się istnienia w terenie innych nie wykazanych na niniejszej mapie urządzeń podziemnych, które nie były zgłoszone do inwentaryzacji

Niniejszy wydruk jest zgodny z mapą d/c projektowych, zarejestrowaną pod nr P.1465.2019. z dn.

Wydruk zawiera dodatkową warstwę projektową.

Zakres opracowania na wypłotach został zmniejszony ze względu na znaczne rozmiary oryginalnego zakresu mapy d/c projektowych

mgr inż. Krzysztof Pajura
ul. Elegijnej 22
02-786 Warszawa
tel. +48 22 3022049

Nazwa/imię i nazwisko wykonawcy oraz data i podpis osoby reprezentującej wykonawcę

Imię i nazwisko, nr upr. oraz data i podpis geodety uprawnionego

Obiekt: *Elegijna*
Skala 1:500

Usytuowanie :


Sieć kanalizacji od pkt. do pkt.
od pkt. do pkt.

wkreślono do realizacji przez Jednostkę Wykonawstwa Geodezyjnego:
Geoatlas K. Wawrzyńczak tel. 602 570 408

Przed rozpoczęciem robót należy wystąpić o wyznaczenie projektowanej trasy w terenie.

Warszawa, dn. *7.10.15*

mgr inż. Krzysztof Pajura
upr. bud. nr PDK/0007/POOS/08
do projektowania bez ograniczeń w specjalności instalacyjnej w zakresie instalacji wod-kan, ciepłych, wentylacyjnych, gazowych, wodociągów, kanalizacji
tel. +48 22 3022049

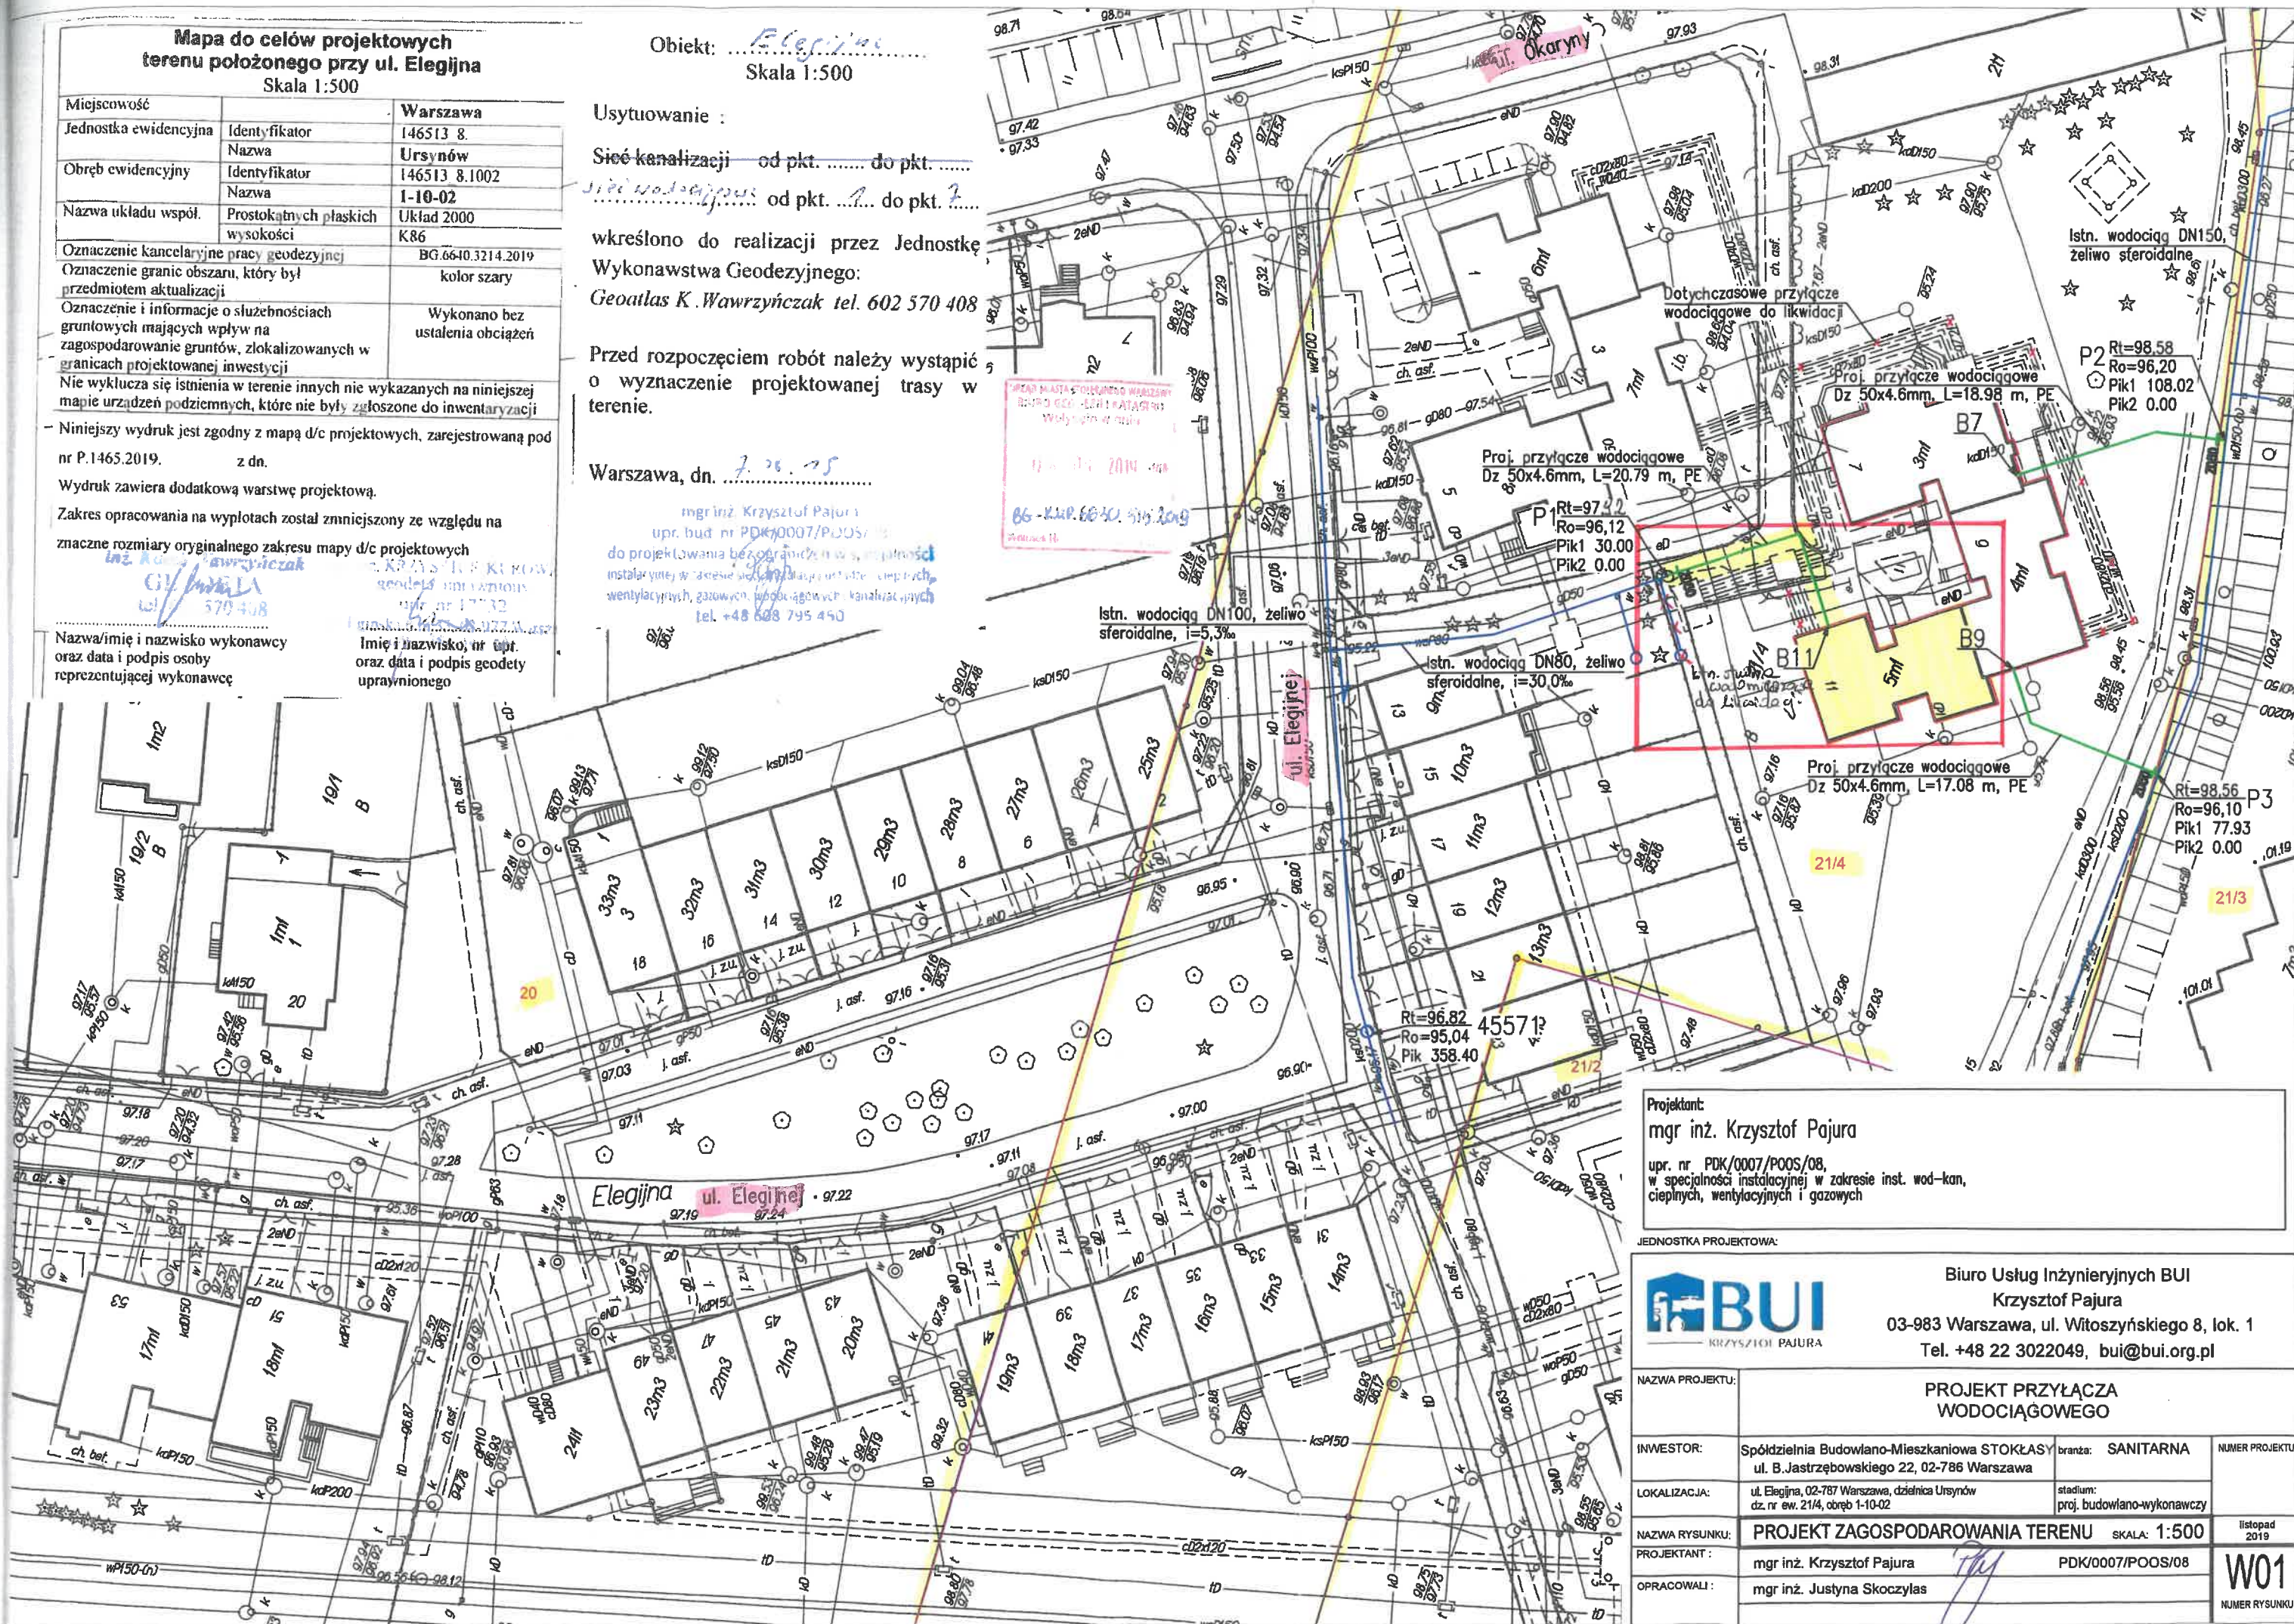

Projektant:
mgr inż. Krzysztof Pajura
upr. nr PDK/0007/POOS/08,
w specjalności instalacyjnej w zakresie inst. wod-kan,
ciepłych, wentylacyjnych i gazowych

JEDNOSTKA PROJEKTOWA:



Biurow Usług Inżynierskich BUI
Krzysztof Pajura
03-983 Warszawa, ul. Witoszyńskiego 8, lok. 1
Tel. +48 22 3022049, bui@bui.org.pl

NAZWA PROJEKTU:	PROJEKT PRZYŁĄCZA WODOCIĄGOWEGO		
INWESTOR:	Spółdzielnia Budowlano-Mieszkaniowa STOKŁASY ul. B. Jastrzębowski 22, 02-786 Warszawa	branża: SANITARNA	NUMER PROJEKTU
LOKALIZACJA:	ul. Elegijna, 02-787 Warszawa, dzielnica Ursynów dz. nr ew. 21/4, obręb 1-10-02	stadium: proj. budowlano-wykonawczy	
NAZWA RYSUNKU:	PROJEKT ZAGOSPODAROWANIA TERENU	SKALA: 1:500	listopad 2019
PROJEKTANT:	mgr inż. Krzysztof Pajura	PDK/0007/POOS/08	
OPRACOWALI:	mgr inż. Justyna Skoczylas		

W01
NUMER RYSUNKU