

INWESTOR:

SPÓŁDZIELNIA BUDOWLANO-MIESZKANIOWA
"STOKŁOSY"
ul. Jastrzębowski 22
02-786 Warszawa
Regon 011052385 NIP 525-001-13-61
KRS 000010235

Spółdzielnia Budowlano-Mieszkaniowa
STOKŁOSY
ul. B. Jastrzębowski 22
02-786 Warszawa

INWESTYCJA:

PROJEKT PRZYŁĄCZA WODY

DLA ISTNIEJĄCYCH BUDYNKÓW MIESZKALNYCH JEDNORODZINNYCH
przy ul. Elegijnej 13, 15, 17, 19, **21**, 23, dz. nr ew. 21/2, 21/4, obręb 1-10-02

FAZA

PROJEKT BUDOWLANO-WYKONAWCZY

JEDNOSTKA PROJEKTOWA:

Biuro Usług Inżynierskich "BUI"
KRZYSZTOF PAJURA
tel.: +48 22 302 20 49, e-mail: bui@bui.org.pl

PROJEKTANT

mgr inż.

KRZYSZTOF PAJURA

upr. nr PDK/0007/POOS/08, PDK/IS/0228/08 do projektowania bez ograniczeń w specjalności
w specjalności instalacyjnej w zakresie inst. wod-kan, ciepłych, wentylacyjnych i gazowych

mgr inż. Krzysztof Pajura
upr. bud. nr PDK/0007/POOS/08
do projektowania bez ograniczeń w specjalności
instalacyjnej w zakresie inst. wod-kan, ciepłych,
wentylacyjnych, gazowych, wodociągowych i kanalizacyjnych
tel. +48 508 795 450

DATA

Warszawa, listopad 2019

Mapa do celów projektowych
terenu położonego przy ul. Elegijnej
Skala 1:500

Obiekt:
Skala 1:500

Usytuowanie :

Sieć kanalizacji — od pkt. do pkt.
..... od pkt. do pkt.


wkreślono do realizacji przez Jednostkę
Wykonawstwa Geodezyjnego:
GeoAtlas K. Wawrzyńczak tel. 602 570 408

Przed rozpoczęciem robót należy wystąpić
o wyznaczenie projektowanej trasy w
terenie.

Warszawa, dn. 15.10.19

mgr inż. Krzysztof Pajura
upr. bud. nr PDK/0007/POOS/08
do projektowania bez ograniczeń w specjalności
instalacyjnej w zakresie sieci, instalacji i urządzeń
ciepłowniczych, gazowych, wodociągowych i wentylacyjnych
tel. +48 22 3022049

Identyfikator	Warszawa
Nazwa	146513 8.
Identyfikator	Ursynów
Nazwa	146513 8.1002
Identyfikator	1-10-02
Nazwa	Układ 2000
Prostokątne płaskie	K86
wysokości	BG.6640.3214.2019
znaczenie kancelaryjne pracy geodezyjnej	kolor szary
znaczenie granic obszaru, który był	
przedmiotem aktualizacji	
znaczenie i informacje o służebnościach	Wykonano bez
punktowych mających wpływ na	ustalenia obciążeń
gospodarowanie gruntów, zlokalizowanych w	
granicach projektowanej inwestycji	
nie wyklucza się istnienia w terenie innych nie wykazanych na niniejszej	
mapie urządzeń podziemnych, które nie były załączone do inwentaryzacji	
niniejszy wydruk jest zgodny z mapą d/c projektowych, zarejestrowaną pod	
nr P.1465.2019.	z dn.
Wydruk zawiera dodatkową warstwę projektową	
zakres opracowania na wypłatach został zmniejszony ze względu na	
nieznaczne rozmiary oryginalnego zakresu mapy d/c projektowych	
mgr inż. Krzysztof Pajura	Krzysztof Pajura
mgr inż. Krzysztof Pajura	mgr inż. Krzysztof Pajura
tel. 370 408	tel. 370 408
zawiera imię i nazwisko wykonawcy	Imię i nazwisko, nr upr.
z datą i podpis osoby	oraz data i podpis geodety
prezentującej wykonawcę	uprawnionego

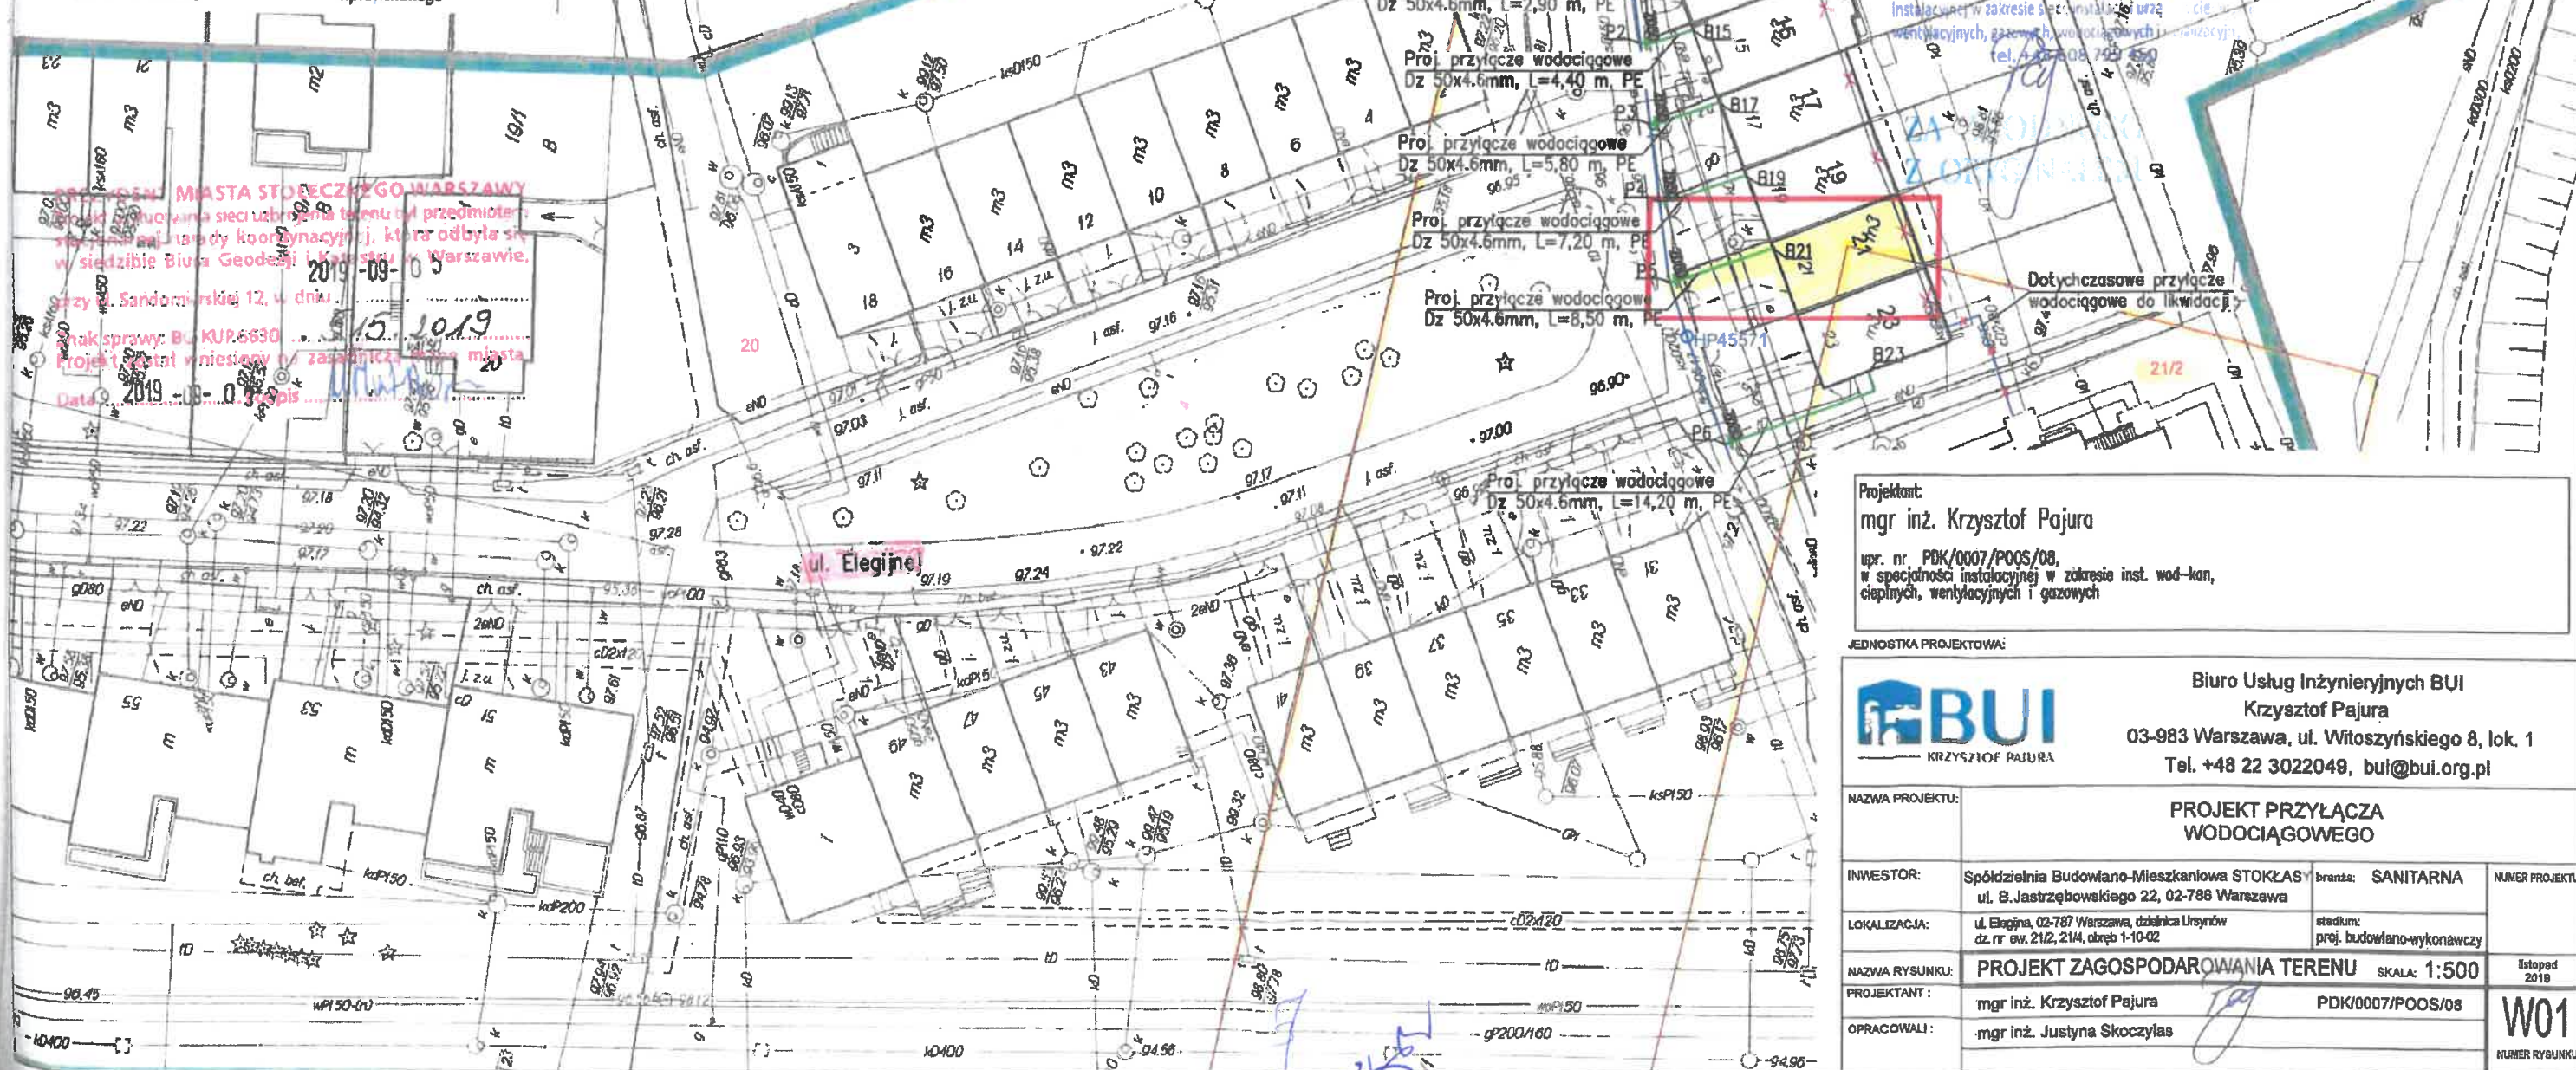

Projektant:
mgr inż. Krzysztof Pajura
upr. nr PDK/0007/POOS/08,
w specjalności instalacyjnej w zakresie inst. wod-kan,
ciepłowniczych, gazowych i wentylacyjnych

JEDNOSTKA PROJEKTOWA:



Biurowo Usługowe Inżynierskie BUI
Krzysztof Pajura
03-983 Warszawa, ul. Witoszyńskiego 8, lok. 1
Tel. +48 22 3022049, bui@bui.org.pl

NAZWA PROJEKTU:	PROJEKT PRZYŁĄCZA WODOCIĄGOWEGO		
INWESTOR:	Spółdzielnia Budowlano-Mieszkaniowa STOKŁAS ul. B. Jastrzębowski 22, 02-788 Warszawa	branża:	SANITARNA
LOKALIZACJA:	ul. Elegijnej, 02-787 Warszawa, działka Ursynów dz. nr ew. 21/2, 21/4, obręb 1-10-02	stadium:	proj. budowlano-wykonawczy
NAZWA RYSUNKU:	PROJEKT ZAGOSPODAROWANIA TERENU	SKALA:	1:500
PROJEKTANT:	mgr inż. Krzysztof Pajura	PDK/0007/POOS/08	
OPRACOWALI:	mgr inż. Justyna Skoczylas		
			W01 NUMER RYSUNKU