

84 8/2020

2et m XXVII do p/w2

INWESTOR:

**Spółdzielnia Budowlano-Mieszkaniowa  
STOKŁOSY**  
ul. B. Jastrzębowskiego 22  
02-786 Warszawa

INWESTYCJA:

**PROJEKT PRZYŁĄCZA WODY  
DLA ISTNIEJĄCYCH BUDYNKÓW MIESZKALNYCH JEDNORODZINNYCH  
przy ul. Elegijnej 65, dz. nr ew. 20, obręb 1-10-02**

FAZA

**PROJEKT BUDOWLANO-WYKONAWCZY**

JEDNOSTKA PROJEKTOWA:

**Biurow Usług Inżynieryjnych "BUI"**  
**KRZYSZTOF PAJURA**  
tel.: +48 22 302 20 49, e-mail: bui@bui.org.pl

PROJEKTANT



mgr inż.

**KRZYSZTOF PAJURA**

upr. nr PDK/0007/POOS/08, PDK/IS/0228/08  
w specjalności instalacyjnej w zakresie inst. wod-kan, ciepłych,  
wentylacyjnych i gazowych

mgr inż. Krzysztof Pajura  
upr. bud. nr PDK/0007/POOS/08  
do projektowania bez c. w specjalności  
instalacyjnej w zakresie inst. wod-kan, ciepłych,  
wentylacyjnych, gazowych, wentylacyjnych i kanalizacyjnych  
tel. +48 608 795 450

DATA


Warszawa, marzec 2020



**Mapa do celów projektowych**  
terenu położonego przy ul. Elegjnej  
Skala 1:500

|                                                                                                                                                      |                                 |
|------------------------------------------------------------------------------------------------------------------------------------------------------|---------------------------------|
| Miejscowość                                                                                                                                          | Warszawa                        |
| Jednostka ewidencyjna                                                                                                                                | Identyfikator 146513 8.         |
| Obwód ewidencyjny                                                                                                                                    | Nazwa Ursynów                   |
| Nazwa układu współ.                                                                                                                                  | Identyfikator 146513 8.1002     |
|                                                                                                                                                      | Nazwa 1-10-02                   |
|                                                                                                                                                      | Prostokątnych płaskich          |
|                                                                                                                                                      | wysokości Układ 2000            |
|                                                                                                                                                      | Kronsztad 86                    |
| Oznaczenie kancelaryjne pracy geodezyjnej                                                                                                            | BG.6640.3214.2019               |
| Oznaczenie granic obszaru, który był przedmiotem aktualizacji                                                                                        | kol. szary                      |
| Oznaczenie i informacje o służebnościach gruntowych mających wpływ na zagospodarowanie gruntów, zlokalizowanych w granicach projektowanej inwestycji | Wykonano bez ustalenia obciążeń |
| Oznaczenie i symbol konturu użytku gruntowego, który nie jest ujawniony w bazie danych ewidencyjnych gruntów i budynków                              | brak                            |
| Nie wyklucza się istnienia w terenie innych nie wykazanych na niniejszej mapie urządzeń podziemnych, które nie były zgłoszone do inwentaryzacji      |                                 |

inż. Kamil Warzyńczak  
inż. KRZYSZTOF KUROWICKI  
geodeta uprawniony  
upr. nr 17732  
ul. Elegjna 6 m. 10, 02-787 Warszawa  
tel. 602 570 408  
Nazwa i nazwisko wykonawcy  
oraz data i podpis osoby  
reprezentującej wykonawcę  
Usługi Geodezyjne GEOATLAS Kamil Warzyńczak  
tel. 602 570 408 e-mail: geoatlas@poczta.onet.pl

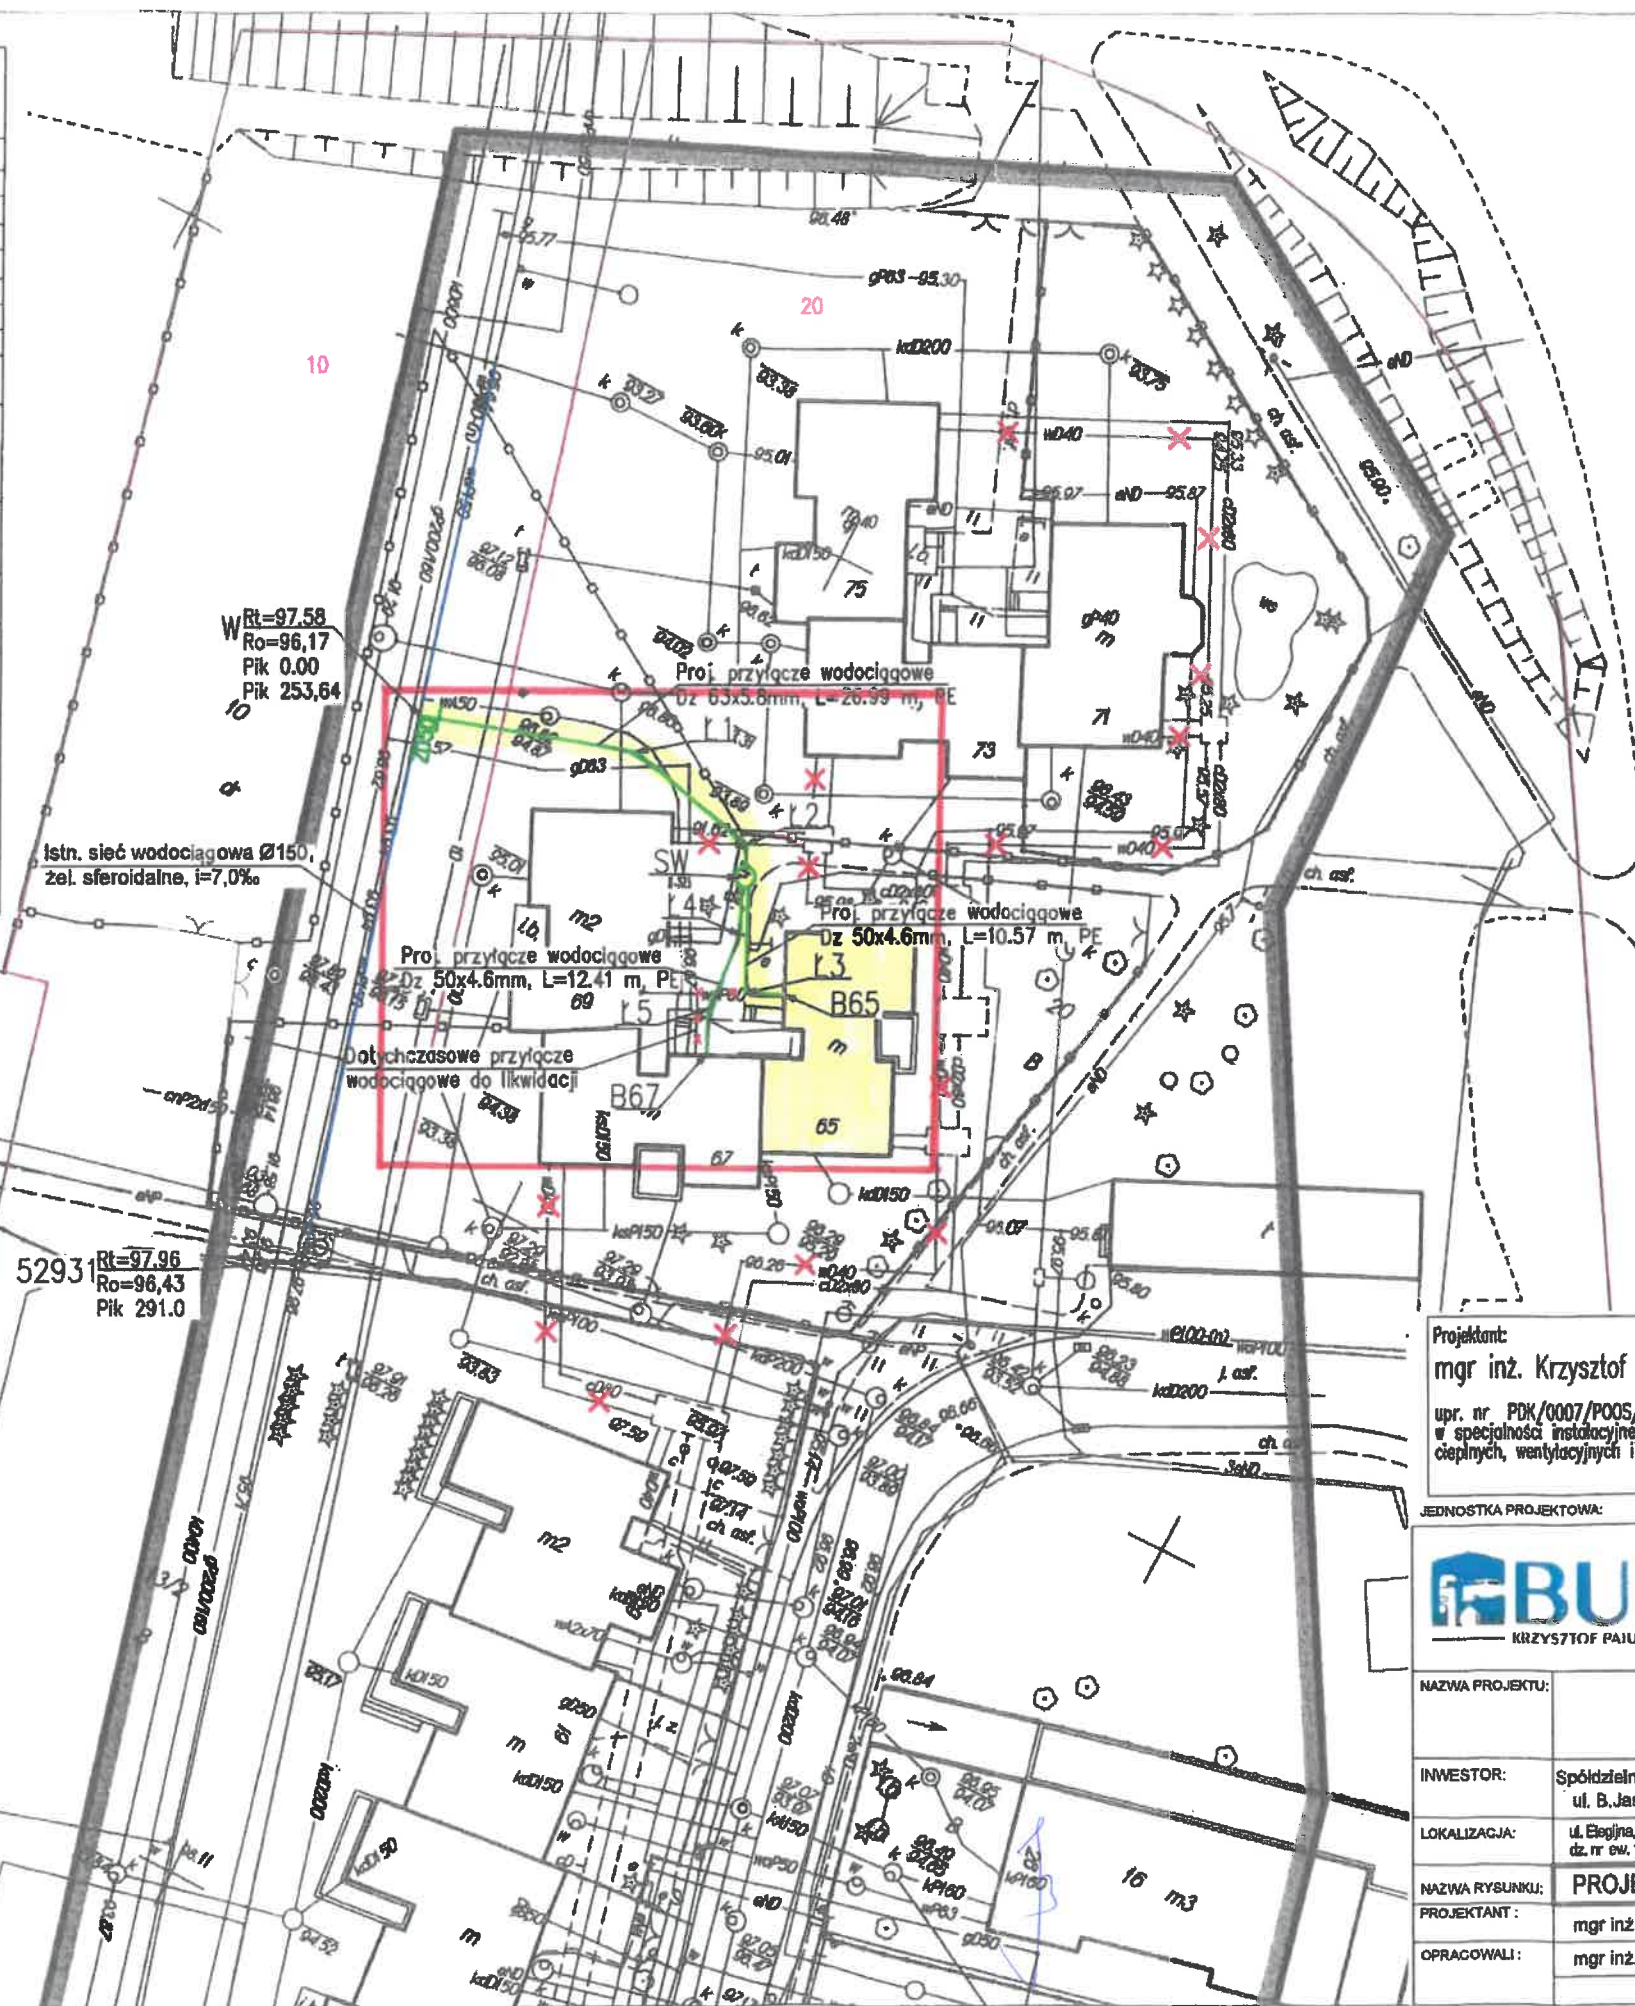

Projektant:  
mgr inż. Krzysztof Pajura  
upr. nr. PDK/0007/POOS/08,  
w specjalności instalacyjnej w zakresie inst. wod-kan,  
ciepłych, wentylacyjnych i gazowych

JEDNOSTKA PROJEKTOWA:



Biurow Usług Inżynierskich BUI  
Krzysztof Pajura  
03-983 Warszawa, ul. Witoszyńskiego 8, lok. 1  
Tel. +48 22 3022049, bui@bui.org.pl

|                 |                                                                                             |                                       |                |
|-----------------|---------------------------------------------------------------------------------------------|---------------------------------------|----------------|
| NAZWA PROJEKTU: |                                                                                             | PROJEKT PRZYŁĄCZA<br>WODOCIĄGOWEGO    |                |
| INWESTOR:       | Spółdzielnia Budowlano-Mieszkaniowa STOKŁASY<br>ul. B. Jastrzębowskiego 22, 02-786 Warszawa | branża: SANITARNA                     | NUMER PROJEKTU |
| LOKALIZACJA:    | ul. Elegjna, 02-787 Warszawa, dzielnica Ursynów<br>dz. nr ew. 10, 20, obręb 1-10-02         | stadum:<br>proj. budowlano-wykonawczy |                |
| NAZWA RYSUNKU:  | PROJEKT ZAGOSPODAROWANIA TERENU                                                             |                                       | SKALA: 1:500   |
| PROJEKTANT :    | mgr inż. Krzysztof Pajura                                                                   | PDK/0007/POOS/08                      | marzec<br>2020 |
| OPRACOWALI :    | mgr inż. Justyna Skoczylas                                                                  |                                       | W01            |
|                 |                                                                                             |                                       | NUMER RYSUNKU  |