

84 8/2020

2AT nr XXVIII do GWZ

INWESTOR:

Spółdzielnia Budowlano-Mieszkaniowa

STOKŁOSY

ul. B. Jastrzębowskię 22
02-786 Warszawa

INWESTYCJA:

PROJEKT PRZYŁĄCZA WODY

DLA ISTNIEJĄCYCH BUDYNKÓW MIESZKALNYCH JEDNORODZINNYCH

przy ul. Elegijnej 65, 67, dz. nr ew. 20, obręb 1-10-02

FAZA

PROJEKT BUDOWLANO-WYKONAWCZY

JEDNOSTKA PROJEKTOWA:

Biurow Usług Inżynieryjnych "BUI"

KRZYSZTOF PAJURA

tel.: +48 22 302 20 49, e-mail: bui@bui.org.pl

PROJEKTANT



mgr inż.

KRZYSZTOF PAJURA

upr. nr PDK/0007/POOS/08, PDK/IS/0228/08

w specjalności instalacyjnej w zakresie inst. wod-kan, ciepłych,
wentylacyjnych i gazowych

mgr inż. Krzysztof Pajura

upr. bud. nr PDK/0007/POOS/08

do projektowania bez c. w specjalności

projektowania w zakresie siec. i urządzeń ciepłych,

wentylacyjnych, gazowych, w. i kanalizacyjnych


tel. +48 618 705 450

DATA

Warszawa, marzec 2020

2AT

Int. Kamil Wawrzyniec **Int. KRZYSZTOF KURDOWICKI**
GEOATLAS **geodeta uprawniający**
tel. 602 570 408 **upr. nr 17752**
 ul. Egipska 6 m. 30-071 Warszawa
 tel. 22 621 50 50
 Nazwa/imię i nazwisko wykonawcy Imię i nazwisko, nr upr.
 oraz data i podpis osoby oraz data i podpis geodety
 reprezentującej wykonawcę usawnionego
Usługi Geodezyjne GEOATLAS Kamil Wawrzyniec
tel. 602 570 408 e-mail: geoatlas@poczta.onet.pl

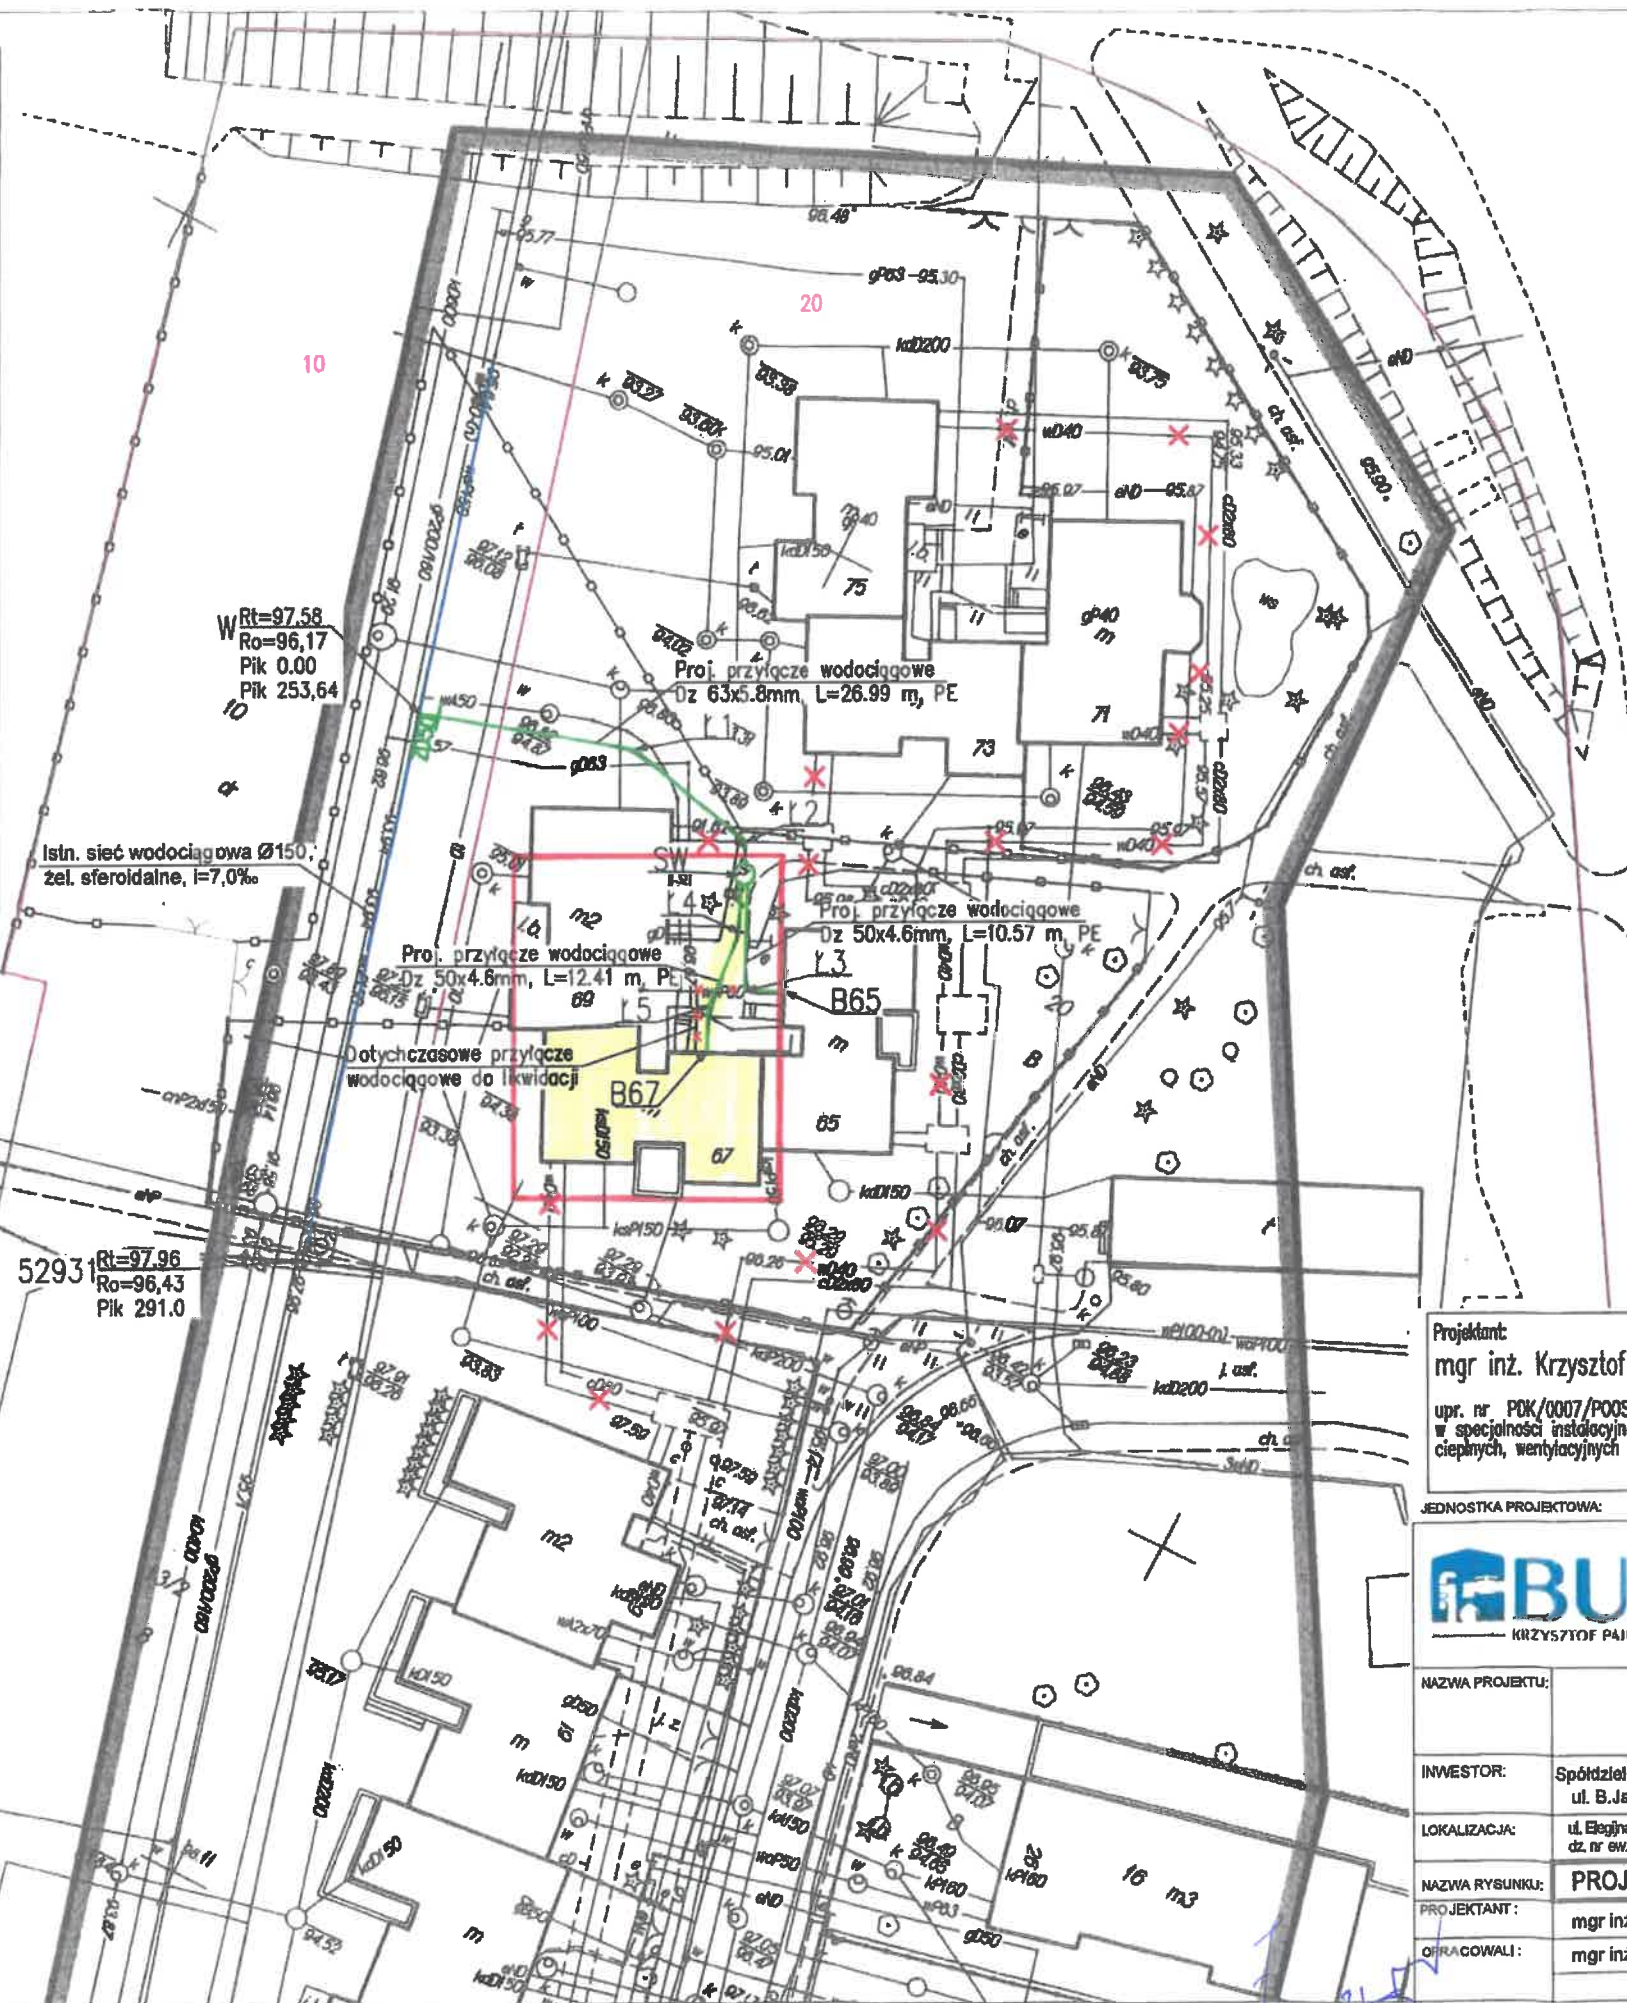

upr. nr POK/0007/POOS/08,
w specjalności instalacyjnej w zakresie inst. wod-kan,
ciepnych, wentylacyjnych i gazowych

JEDNOSTKA PROJEKTOWA:



Biuro Usług Inżynieryjnych BUI
Krzysztof Pajura
03-983 Warszawa, ul. Witoszyńskiego 8, lok. 1
Tel. +48 22 3022049, bui@bui.org.pl

NAMWA PRYKTY:	PRYKTY PRZYŁĄCZA WODOCYĄGOWEGO		
INWESTOR:	Spółdzielnia Budowlano-Mieszkalniowa STOKŁASY ul. B.Jastrzębowskię 22, 02-786 Warszawa	branża: SANITARNA	NUMER PRYKTY
LOKALIZACJA:	ul. Ełęjna, 02-787 Warszawa, dzielnica Ursynów dz. nr ew. 10, 20, obręb 1-10-02	studium: proj. budowlano-wykonawczy	
NAMWA RYSUNKU:	PRYKTY ZAGOSPODAROWANIA TERENU		SKALA: 1:500
PROJEKTANT:	męgr inż. Krzysztof Pajura	PDK/0007/POOS/08	marzec 2020
OPRACOWALI:	męgr inż. Justyna Skoczyłas		W01 NUMER RYSUNKU