


Schemat zasilania ul. Jastrzębowskiego 22 w zakresie Wyłącznika Głównego Prądu

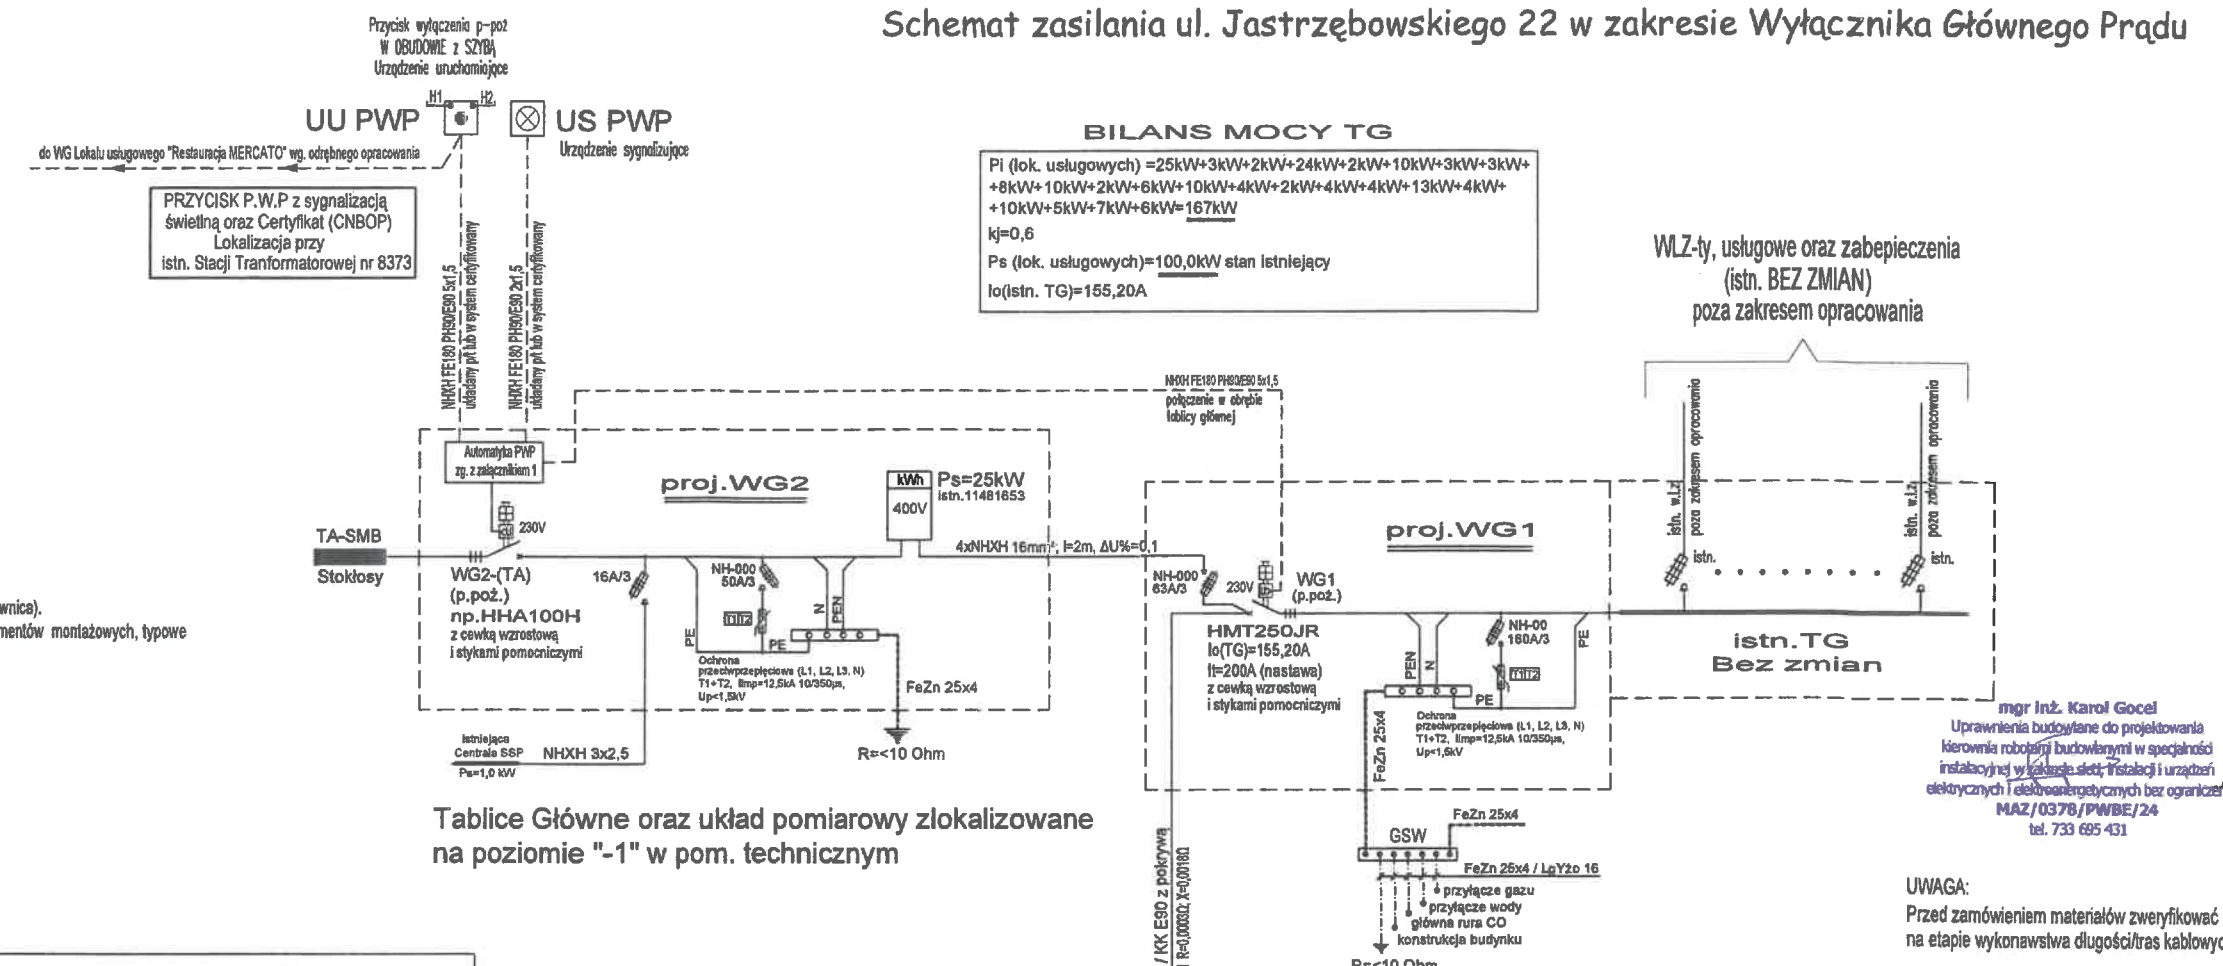

- UWAGI:
1. Tablicę WG1,2 instalować z wyposażeniem zgodnym ze schematem (lokalizacja "1" piwnica).
 2. Do montażu wyposażenia w projektowanych obudowach stosować typowe zespoły elementów montażowych, typowe podstawy montażowe i osłony.
 3. Przycisk PWP opisać "Przeciwpożarowy wyłącznik prądu".
 4. Zachowano zasadę selektywności zabezpieczeń.
 5. Przydziały mocy dla obiektu zgodnie ze stanem istniejącym

Uwagi (p.poż.):


- Przycisk PWP (Przeciwpożarowy wyłącznik prądu) sterujący aparatami elektrycznymi WG1, WG2, będącymi urządzeniami wykonawczymi przeciwpożarowego wyłącznika prądu instalowanymi w tablicach elektrycznych "TG", "TA" po naciśnięciu odcina dopływ prądu do wszystkich obwodów w całym obiekcie nie biorących udziału podczas akcji gaszenia pożaru.
- Przycisk wyłączenia p-poż UU PWP W OBUDOWIE z SZYBĄ oraz sygnalizacją świetlną (diody LED) zlokalizowane przy wejściach głównych do budynku.
- Urządzenie sygnalizacyjne US PWP montować obok urządzenia UU PWP (Przycisk PWP) jako lampkę sygnalizacyjną w obudowie.
- W budynku na dzień sporządzenia projektu 04.2025 r. występuje odbiór pożarowy potrzebujący zasilania w energię elektryczną t.j. (Centrala Systemu Sygnalizacji Pożarowej). Ze względu na ten odbiór pomieszczenie techniczne w którym będą zlokalizowane aparaty wykonawcze WG1,2 przeciwpożarowego wyłącznika prądu oraz z którego jest wyprowadzone zasilanie Centrali SSP należy wydzielić p.poż do klasy ściany REI120, drzwi EI60.

istn. Stacja transformatorowa
(Stoen Operator Sp. z o.o.)
Wbudowana wewnątrz obiektu

Adam Skwarnicki

Elektronicznie
podpisany przez
Adam Skwarnicki
Data: 2025.04.18
13:20:48 +02'00'

Nazwa inwestycji		PROJEKT WYKONAWCZY	
		Przeciwpożarowego wyłącznika prądu dla budynku biurowo-handlowo-usługowego przy ul. Jastrzębowskiego 22 w Warszawie	
Inwestor			
SPÓŁDZIELNIA BUDOWLANO MIESZKANIOWA „STOKŁOŚY” ul. Jastrzębowskiego 22, 02-786 Warszawa			
Projektant	mgr inż. Karol Goel	Nr. upr.	MAZ/0378/PWBE/24
Opracował	Tomasz Skwarnicki		
Wykonawca	mgr inż. Damian Skwarnicki	Nr. upr.	MAZ/0428/PBE/24
Tytuł rysunku:			
SCHEMAT IDEOWY ZASILANIA TABLICY GŁÓWNEJ TG I ROZDZIAŁ ENERGII ELEKTRYCZNEJ NA OBIEKCIE			
data: 04.2025 r.	skala -	Rys. nr: E-1	

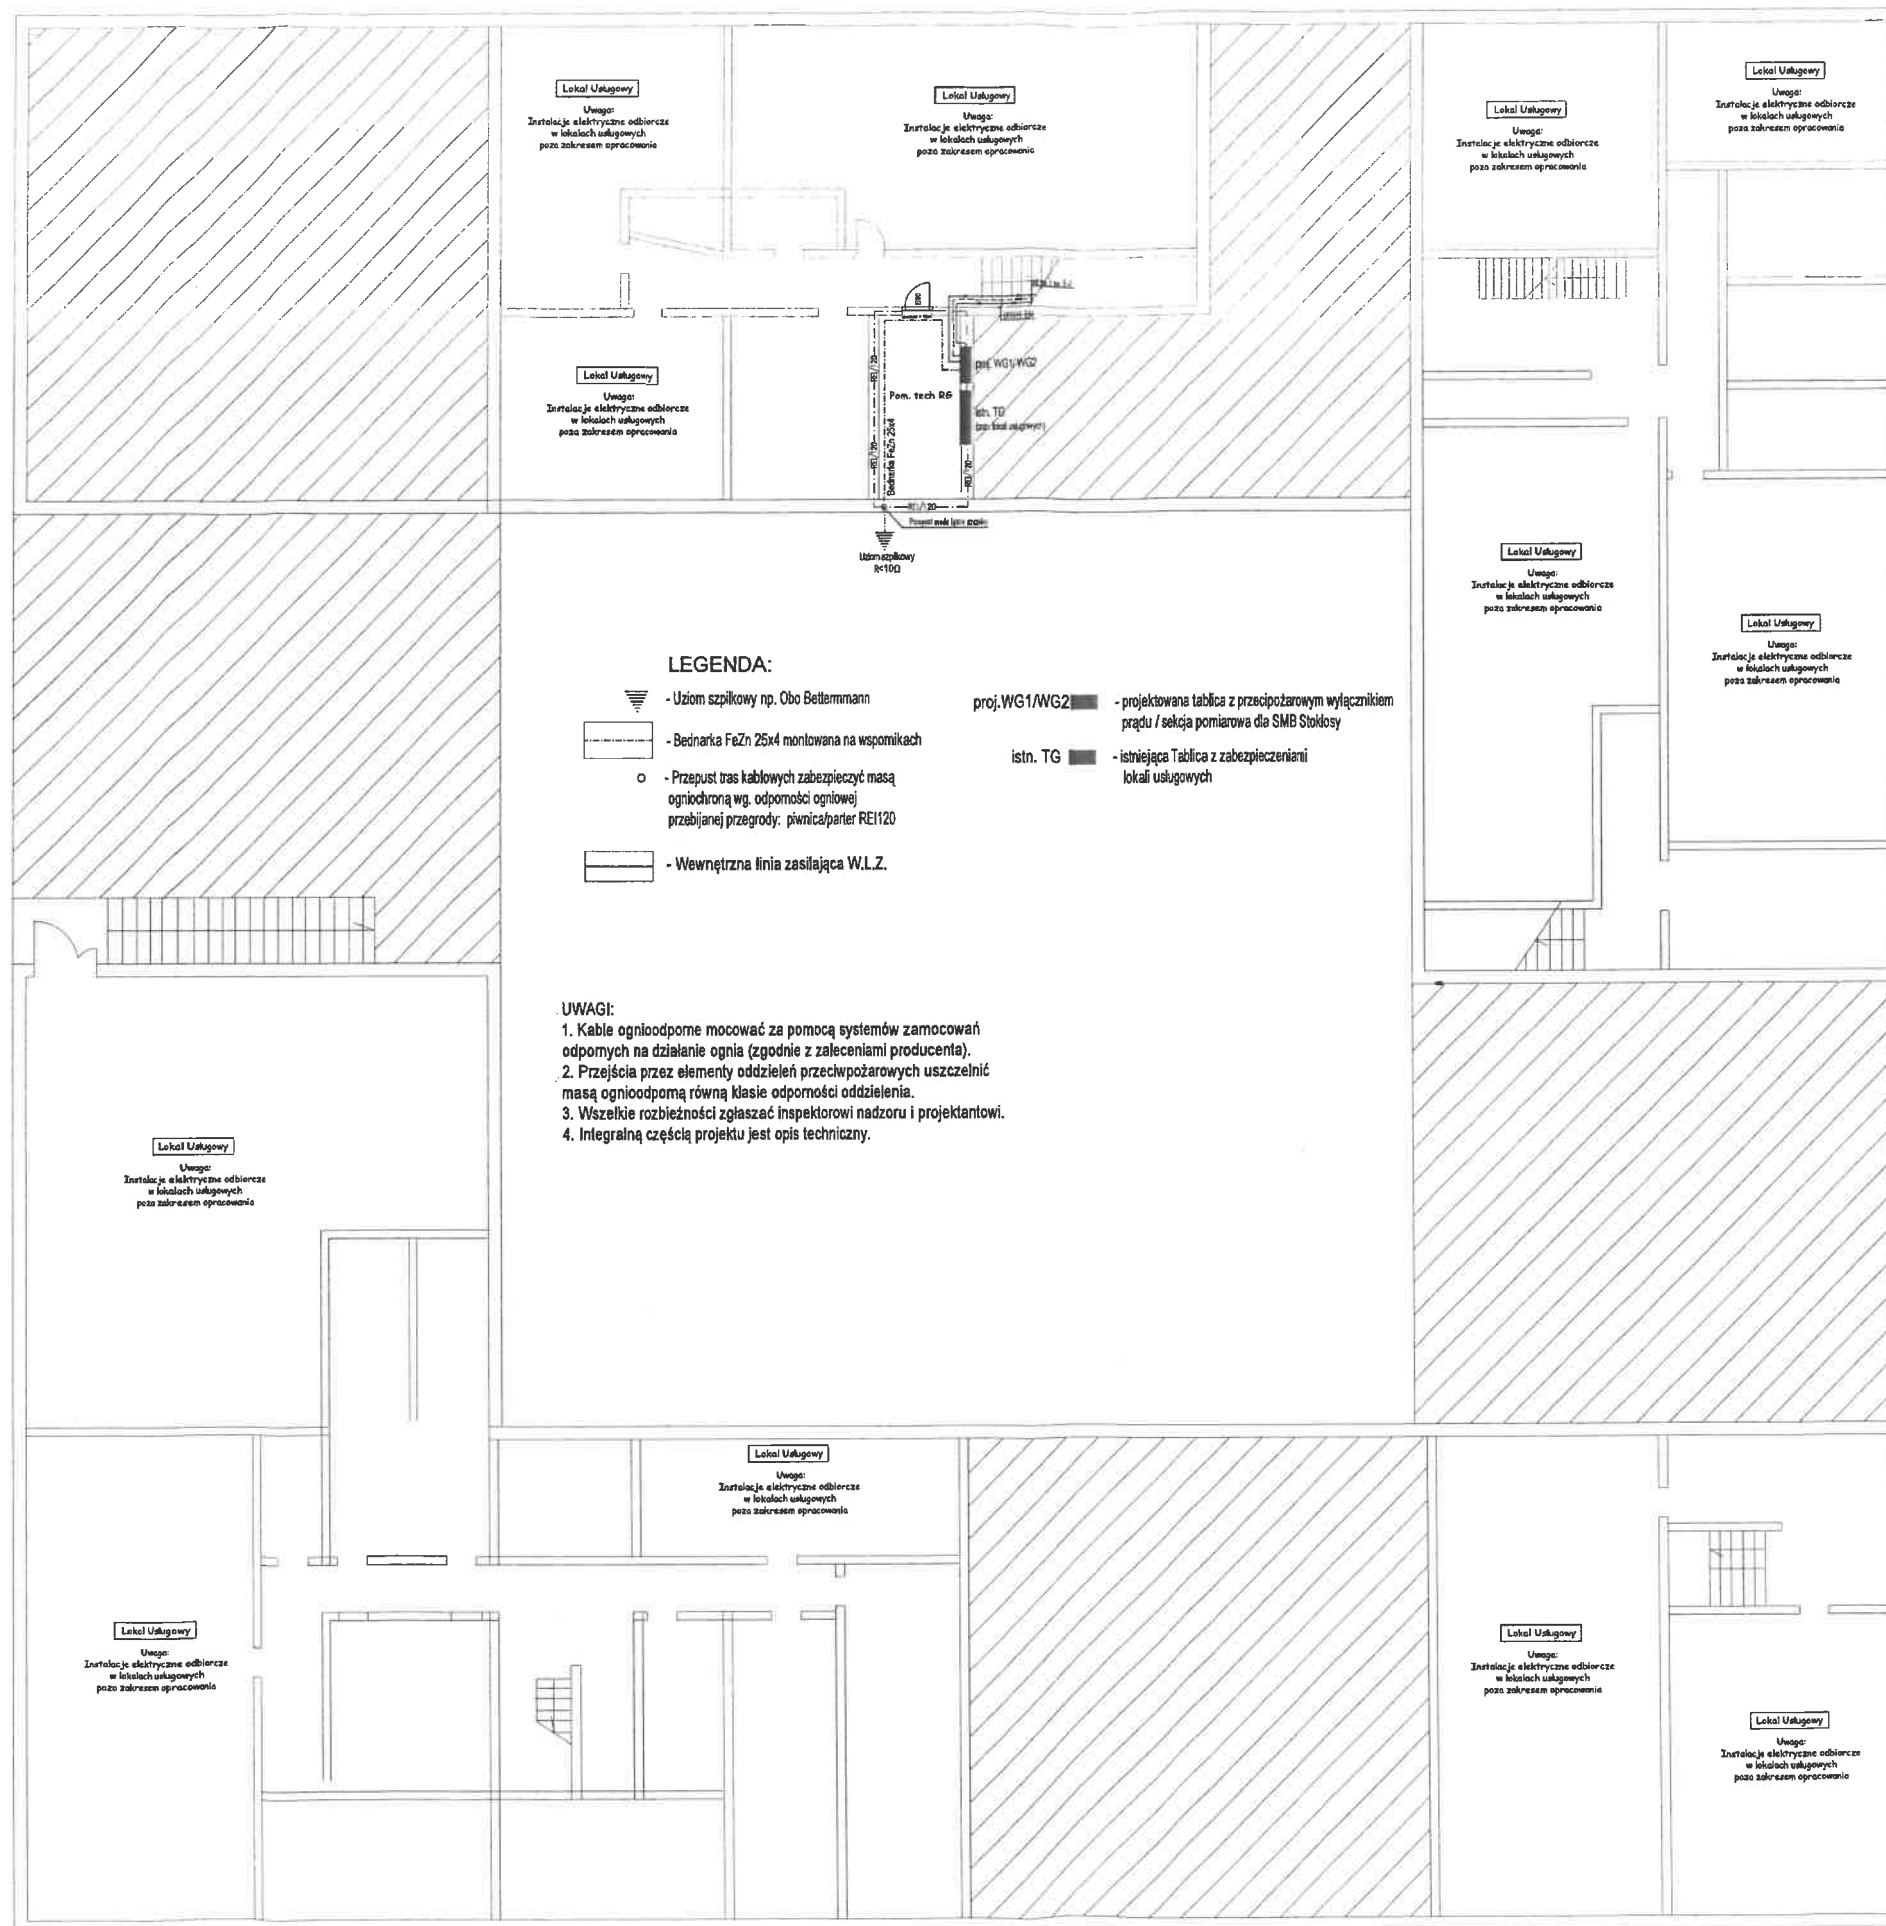

LEGENDA:

- Uziom szpilkowy np. Obo Bettermann
- Bednarka FeZn 25x4 montowana na wspornikach
- Przepust tras kablowych zabezpieczyć masą ognioodporną wg. odporności ogniowej przebijanej przegrody: piwnica/partier REI120
- Wewnętrzna linia zasilająca W.L.Z.
- proj. WG1/WG2 - projektowana tablica z przeciwpożarowym wyłącznikiem prądu / sekcja pomiarowa dla SMB Stokłosy
- istn. TG - istniejąca Tablica z zabezpieczeniami lokali usługowych

UWAGI:


- Kable ognioodporne mocować za pomocą systemów zamocowań odpornych na działanie ognia (zgodnie z zaleceniami producenta).
- Przejsčia przez elementy oddzielen przeciwpożarowych uszczelnić masą ognioodporną równą klasie odporności oddzielenia.
- Wszelkie rozbieżności zgłaszać inspektorowi nadzoru i projektantowi.
- Integralną częścią projektu jest opis techniczny.

UWAGA:

Uziemienia wykonać za pomocą sond uziemiających. Przed wbiłiem sond wykopać wykop 1,2m dla sprawdzenia braku kolizji z innymi elementami podziemnej infrastruktury.

PIWNICA

Nazwa inwestycji			
PROJEKT WYKONAWCZY			
Przebieg połączony wyłącznika prądu			
dla budynku biurowo-handlowo-usługowego			
przy ul. Jastrzębowskiego 22 w Warszawie			
Inwestor			
SPÓŁDZIELNIA BUDOWLANO MIESZKANIOWA „STOKŁOSY”			
ul. Jastrzębowskiego 22, 02-786 Warszawa			
Projektant	mgr inż. Karol Góral	Nr. upr.	MAZ.0376/PWBE24
Opisownik	Tomasz Świerczko		
Wykonawca	mgr inż. Damian Świerczko	Nr. upr.	MAZ.0376/PWBE24
Tytuł rysunku			
Rzut piwnicy			
- instalacje elektryczne			
data: 04.2025 r.	skala: 1:100	Rys. nr: E-2	

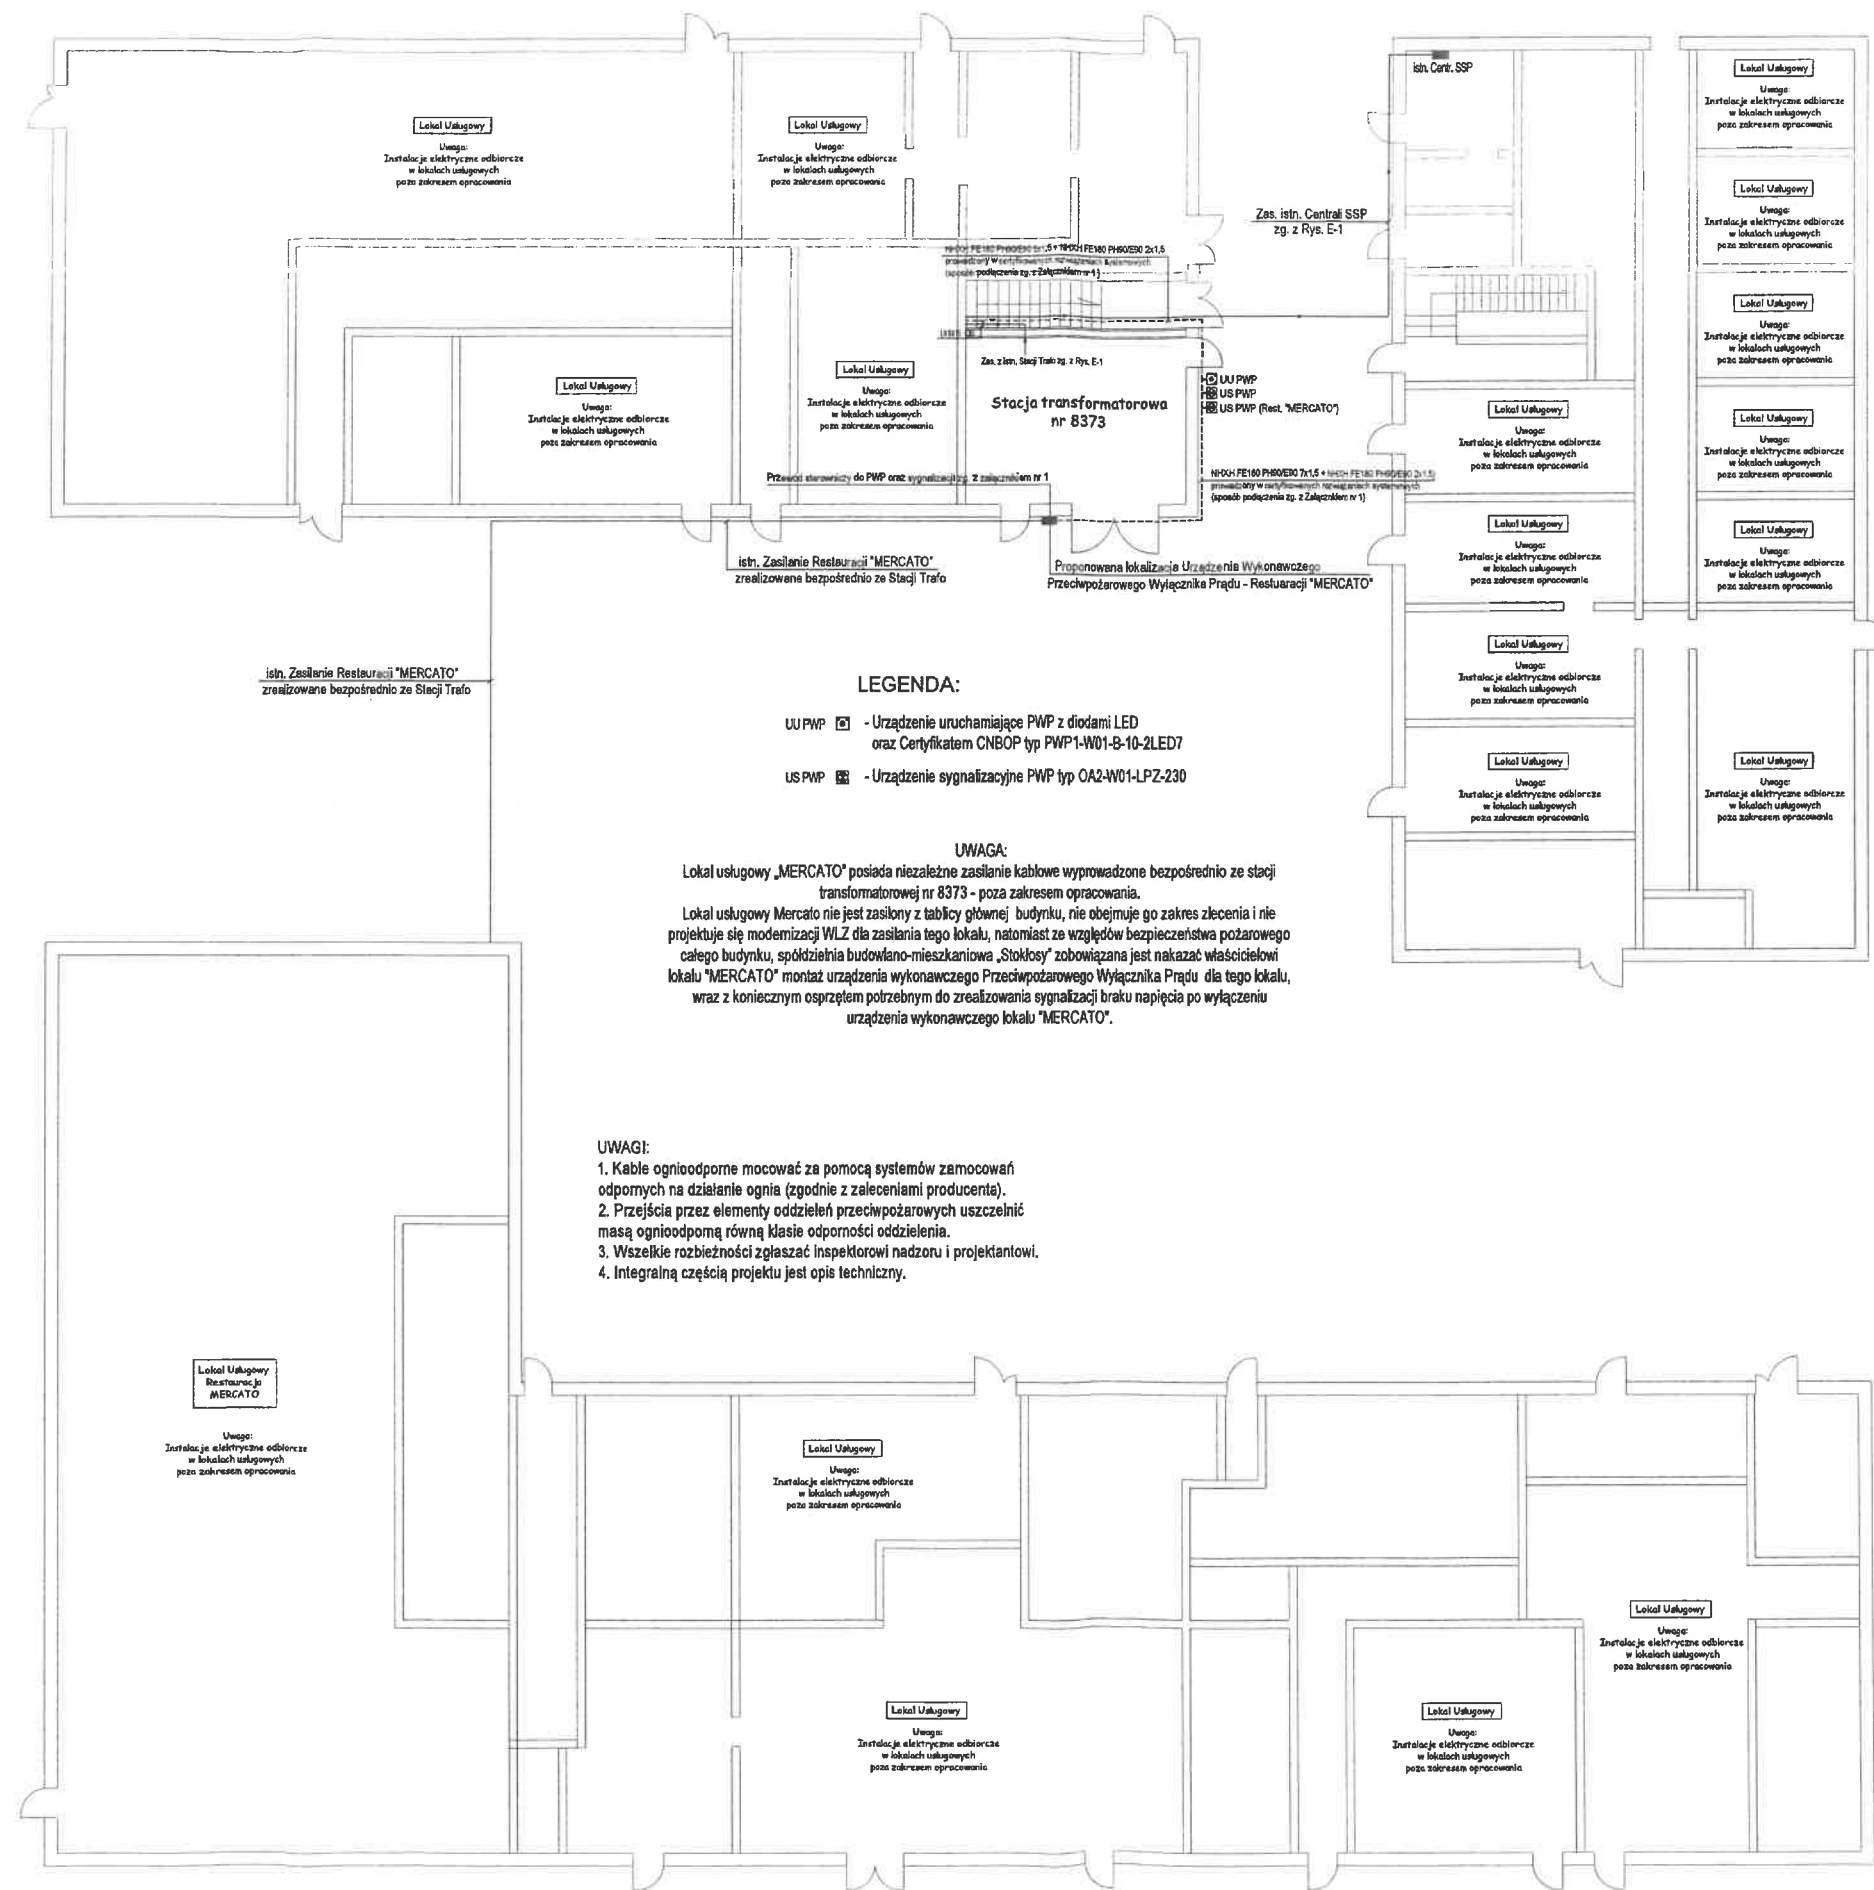

LEGENDA:

- UUPWP [symbol] - Urządzenie uruchamiające PWP z diodami LED oraz Certyfikatem CNBOP typ PWP1-W01-B-10-2LED7
USPWP [symbol] - Urządzenie sygnalizacyjne PWP typ OA2-W01-LPZ-230

UWAGA:

Lokal usługowy „MERCATO” posiada niezależne zasilanie kablowe wyprowadzone bezpośrednio ze stacji transformatorowej nr 8373 - poza zakresem opracowania.
Lokal usługowy Mercato nie jest zasilony z tablicy głównej budynku, nie obejmuje go zakres zlecenia i nie projektuje się modernizacji WLZ dla zasilania tego lokalu, natomiast ze względów bezpieczeństwa pożarowego całego budynku, spółdzielnia budowlano-mieszkaniowa „Stokłosy” zobowiązana jest nakazać właścicielowi lokalu „MERCATO” montaż urządzenia wykonawczego Przeciwpowarowego Wyłącznika Prądu dla tego lokalu, wraz z koniecznym osprzętem potrzebnym do zrealizowania sygnalizacji braku napięcia po wyłączeniu urządzenia wykonawczego lokalu „MERCATO”.

UWAGI:

1. Kable ognioodporne mocować za pomocą systemów zamocowań odpornych na działanie ognia (zgodnie z zaleceniami producenta).
2. Przejścia przez elementy oddzielenia przeciwpowarowych uszczelnić masą ognioodporną równą klasie odporności oddzielenia.
3. Wszelkie rozbieżności zgłaszać inspektorowi nadzoru i projektantowi.
4. Integralną częścią projektu jest opis techniczny.

PARTER

Nazwa inwestycji		
PROJEKT WYKONAWCZY		
Przeciwpowarowego wyłącznika prądu		
dla budynku biurowo-handlowo-usługowego		
przy ul. Jastrzębowskiego 22 w Warszawie		
Inwestor		
SPÓŁDZIELNIA BUDOWLANO-MIESZKANIOWA „STOKŁOSY”		
ul. Jastrzębowskiego 22, 02-786 Warszawa		
Projektant	mgr inż. Karol Góral	Nr. upr. MAZ/0376/PWB/E24
Wykonawca	Tomasz Skwarcki	
Opiekun	mgr inż. Damian Skwarcki	Nr. upr. MAZ/0408/PBE/24
Tytuł rysunku		
Rzut parteru		
- instalacje elektryczne		
data: 04.2025 r.	skala: 1:100	Rys. nr: E-3

